

## PARC PHOTOVOLTAÏQUE DE MORTHOMIERS

Département : Cher

Commune : Morthomiers (18570)

### Compléments au dossier – PC 018 157 19 B0015



#### Maître d'ouvrage

SOLEIA 51

12 rue Martin Luther King, 14280 SAINT-CONTEST

#### Assistant Maître d'ouvrage

JP Energie Environnement

12 rue Martin Luther King, 14280 SAINT-CONTEST

#### Architecte DPLG

Atelier Emilie Dupuy


18 route de Pont Caffino, 44 120 VERTOU

#### Contact

Ralph Tricot


[ralph.tricot@jpee.fr](mailto:ralph.tricot@jpee.fr)



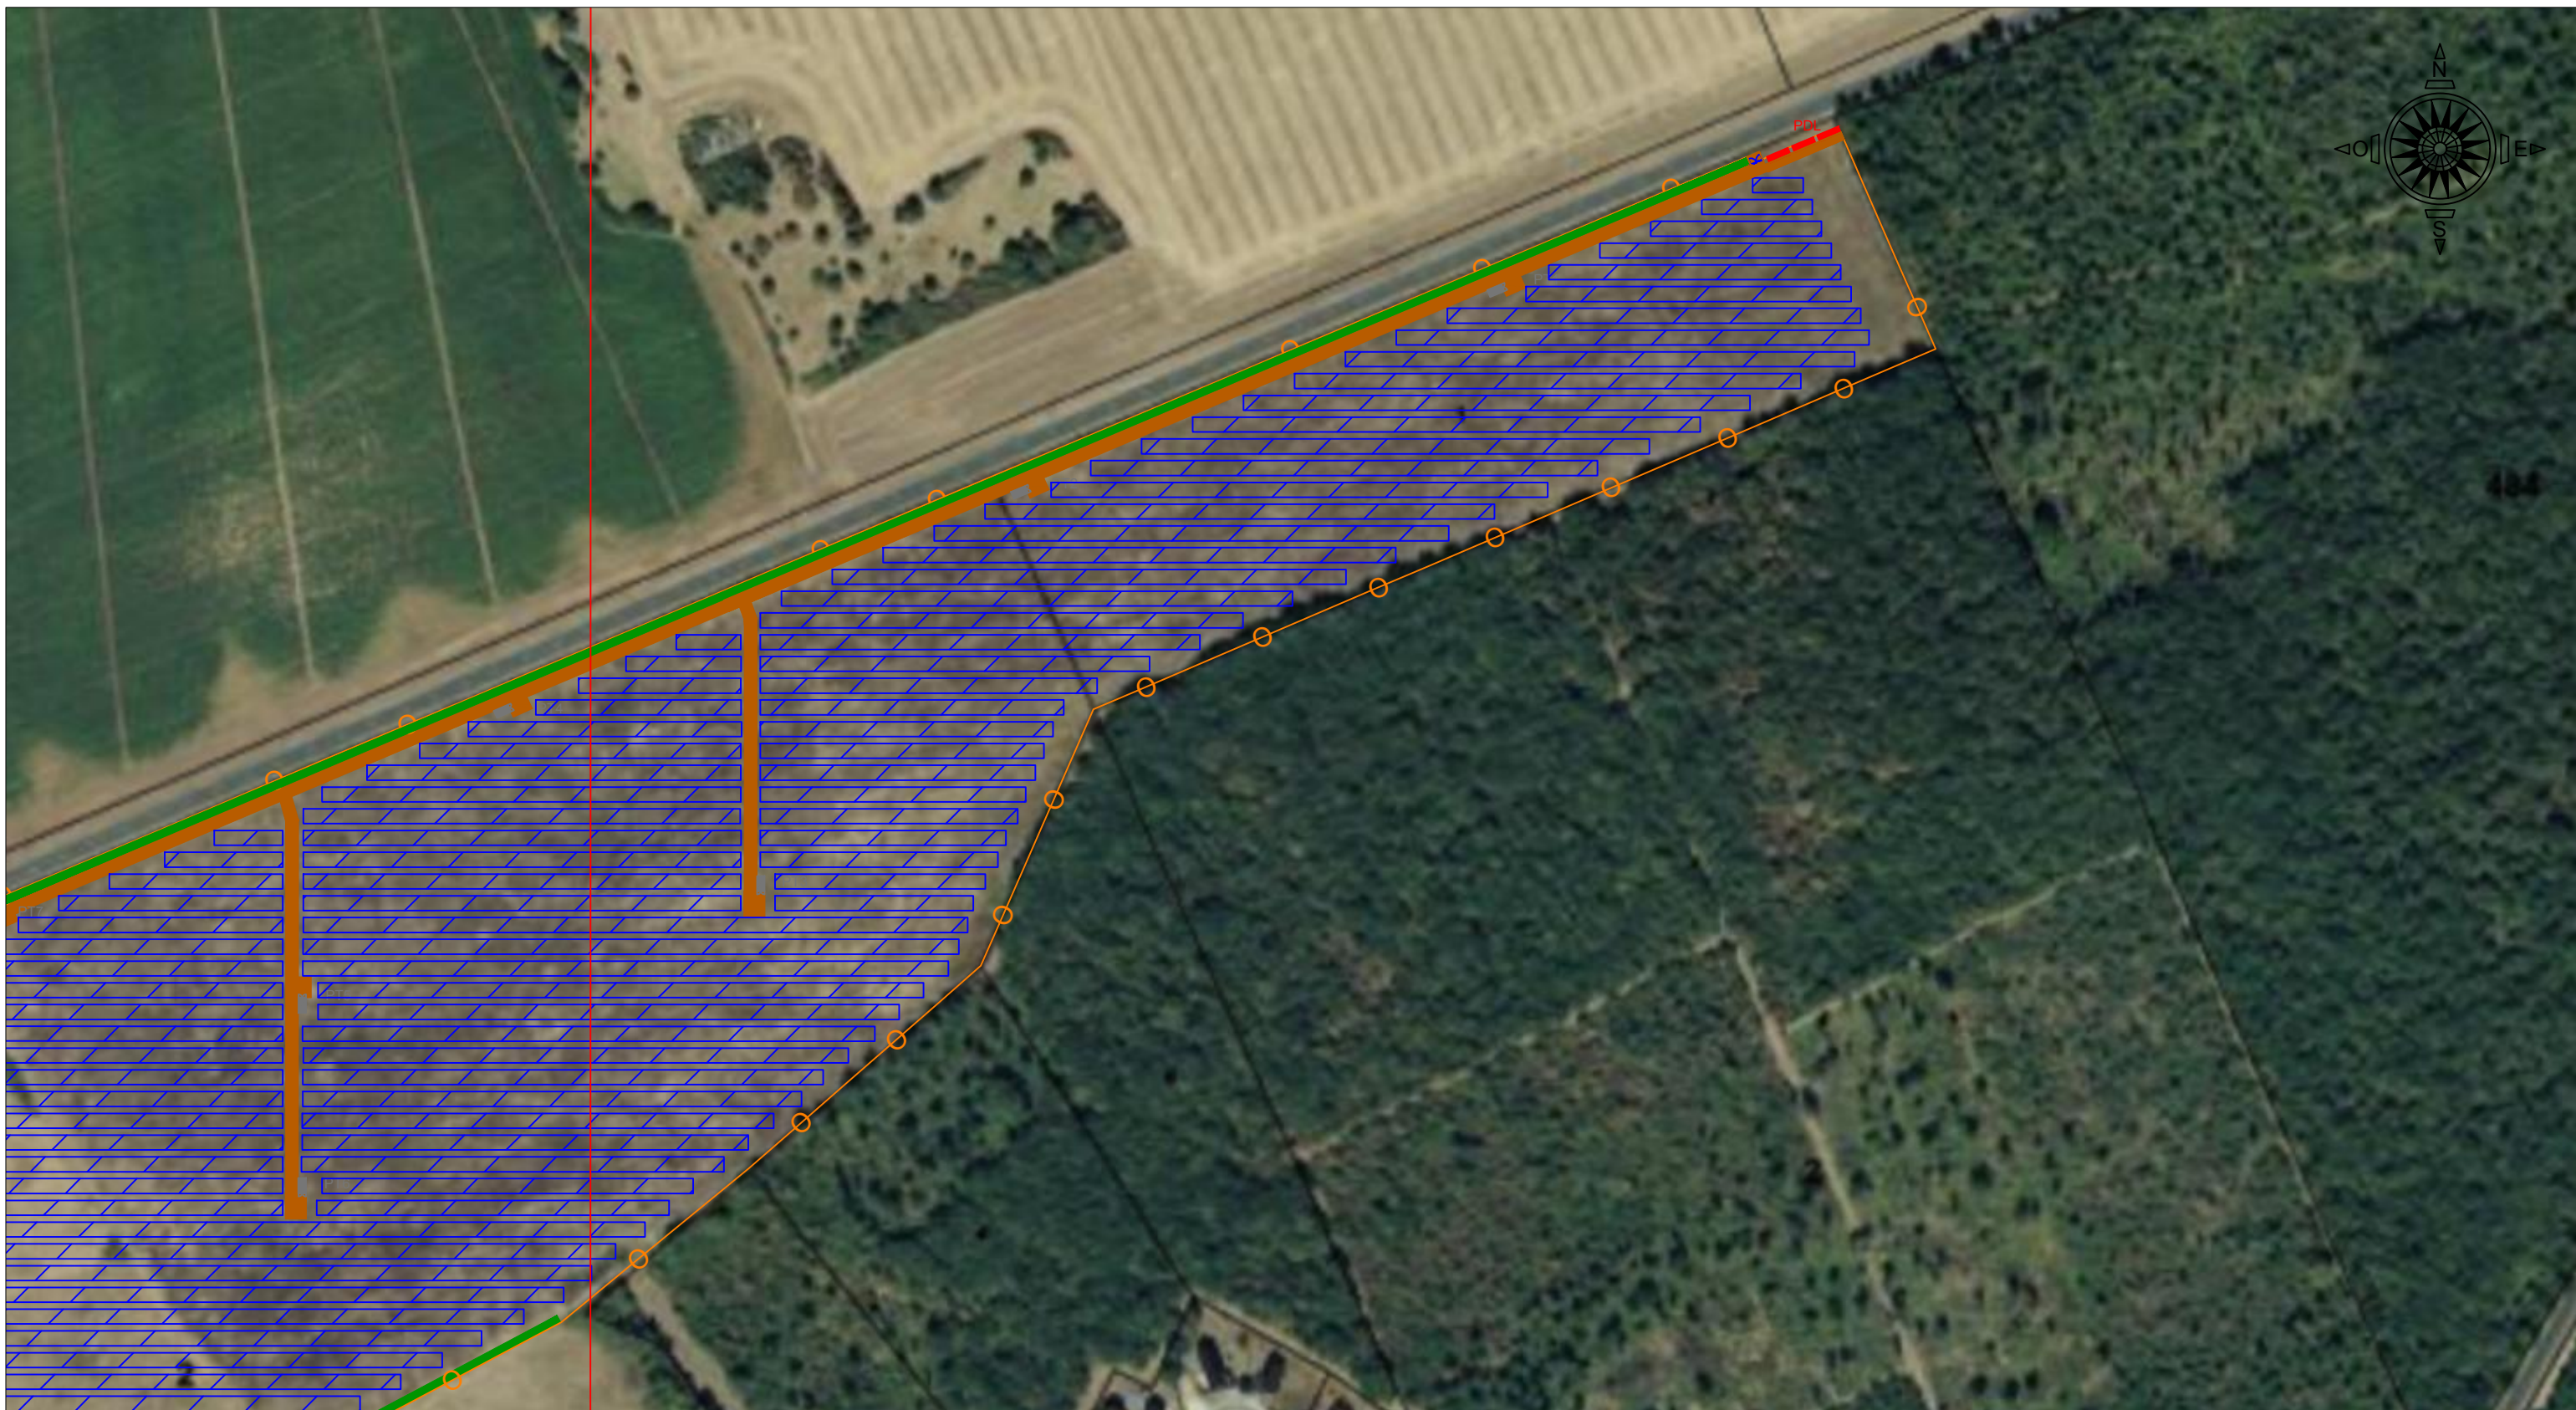





02 14 99 11 26





		<b>PARC PHOTOVOLTAIQUE DE MORTHOMIERS</b>												
1 rue Césaire Freinet 44 200 Nantes		CLIENT -												
PROJETÉ PAR -	DESSINÉ PAR AROP	TITRE <b>PLAN DE MASSE EST</b>	DESSIN N° -	IND. B	B Mise à jour du plan	29/01/2020	AROP	SVA						
VÉRIFIÉ PAR SVA	APPROUVÉ PAR SVA		ECHELLE 1/2500	REMPLACÉ -	SUBSTITUÉ -	A Création du plan	17/09/2019	RAL	SVA					
DATE 29/01/2020	FEUILLET 2/18	FORMAT DE PAPIER A3	Planimétrie Lambert 93 CC46		IND. DÉSIGNATION	DATE	MODIF	APPR						
<b>LEGENDE</b>														
										Table de modules PV				
										Piste d'accès				
										Portail d'accès				
										Clôture				
										Poste de livraison (PDL)				
										Poste de transformation(PT)				
											Haie à créer			
											Axe Est-Ouest			





 1 rue Calixte Freinet 44 200 Nantes	PROJET	PARC PHOTOVOLTAIQUE DE MORTHOMIERS								
	CLIENT	-								
PROJETÉ PAR	-	TITRE	PLAN DE MASSE OUEST							
DESSINÉ PAR	AROP	DESSIN N.°	-	IND.	B	B	Mise à jour du plan	29/01/2020	AROP	SVA
VÉRIFIÉ PAR	SVA	ECHELLE	1/2500	REMPLECE	-	A	Création du plan	17/09/2019	RAL	SVA
APPROUVÉ PAR	SVA	Planimétrie Lambert 93 CC46		IND.	DÉSIGNATION			DATE	MODIF	APPR
DATE	29/01/2020									
FEUILLET	FORMAT DE PAPIER									
1/18	A3									

LEGENDE	
	Table de modules PV
	Piste d'accès
	Portail d'accès
	Clôture
	Poste de livraison (PDL)
	Poste de transformation(PT)
	Haie à créer
	Axe Est-Ouest

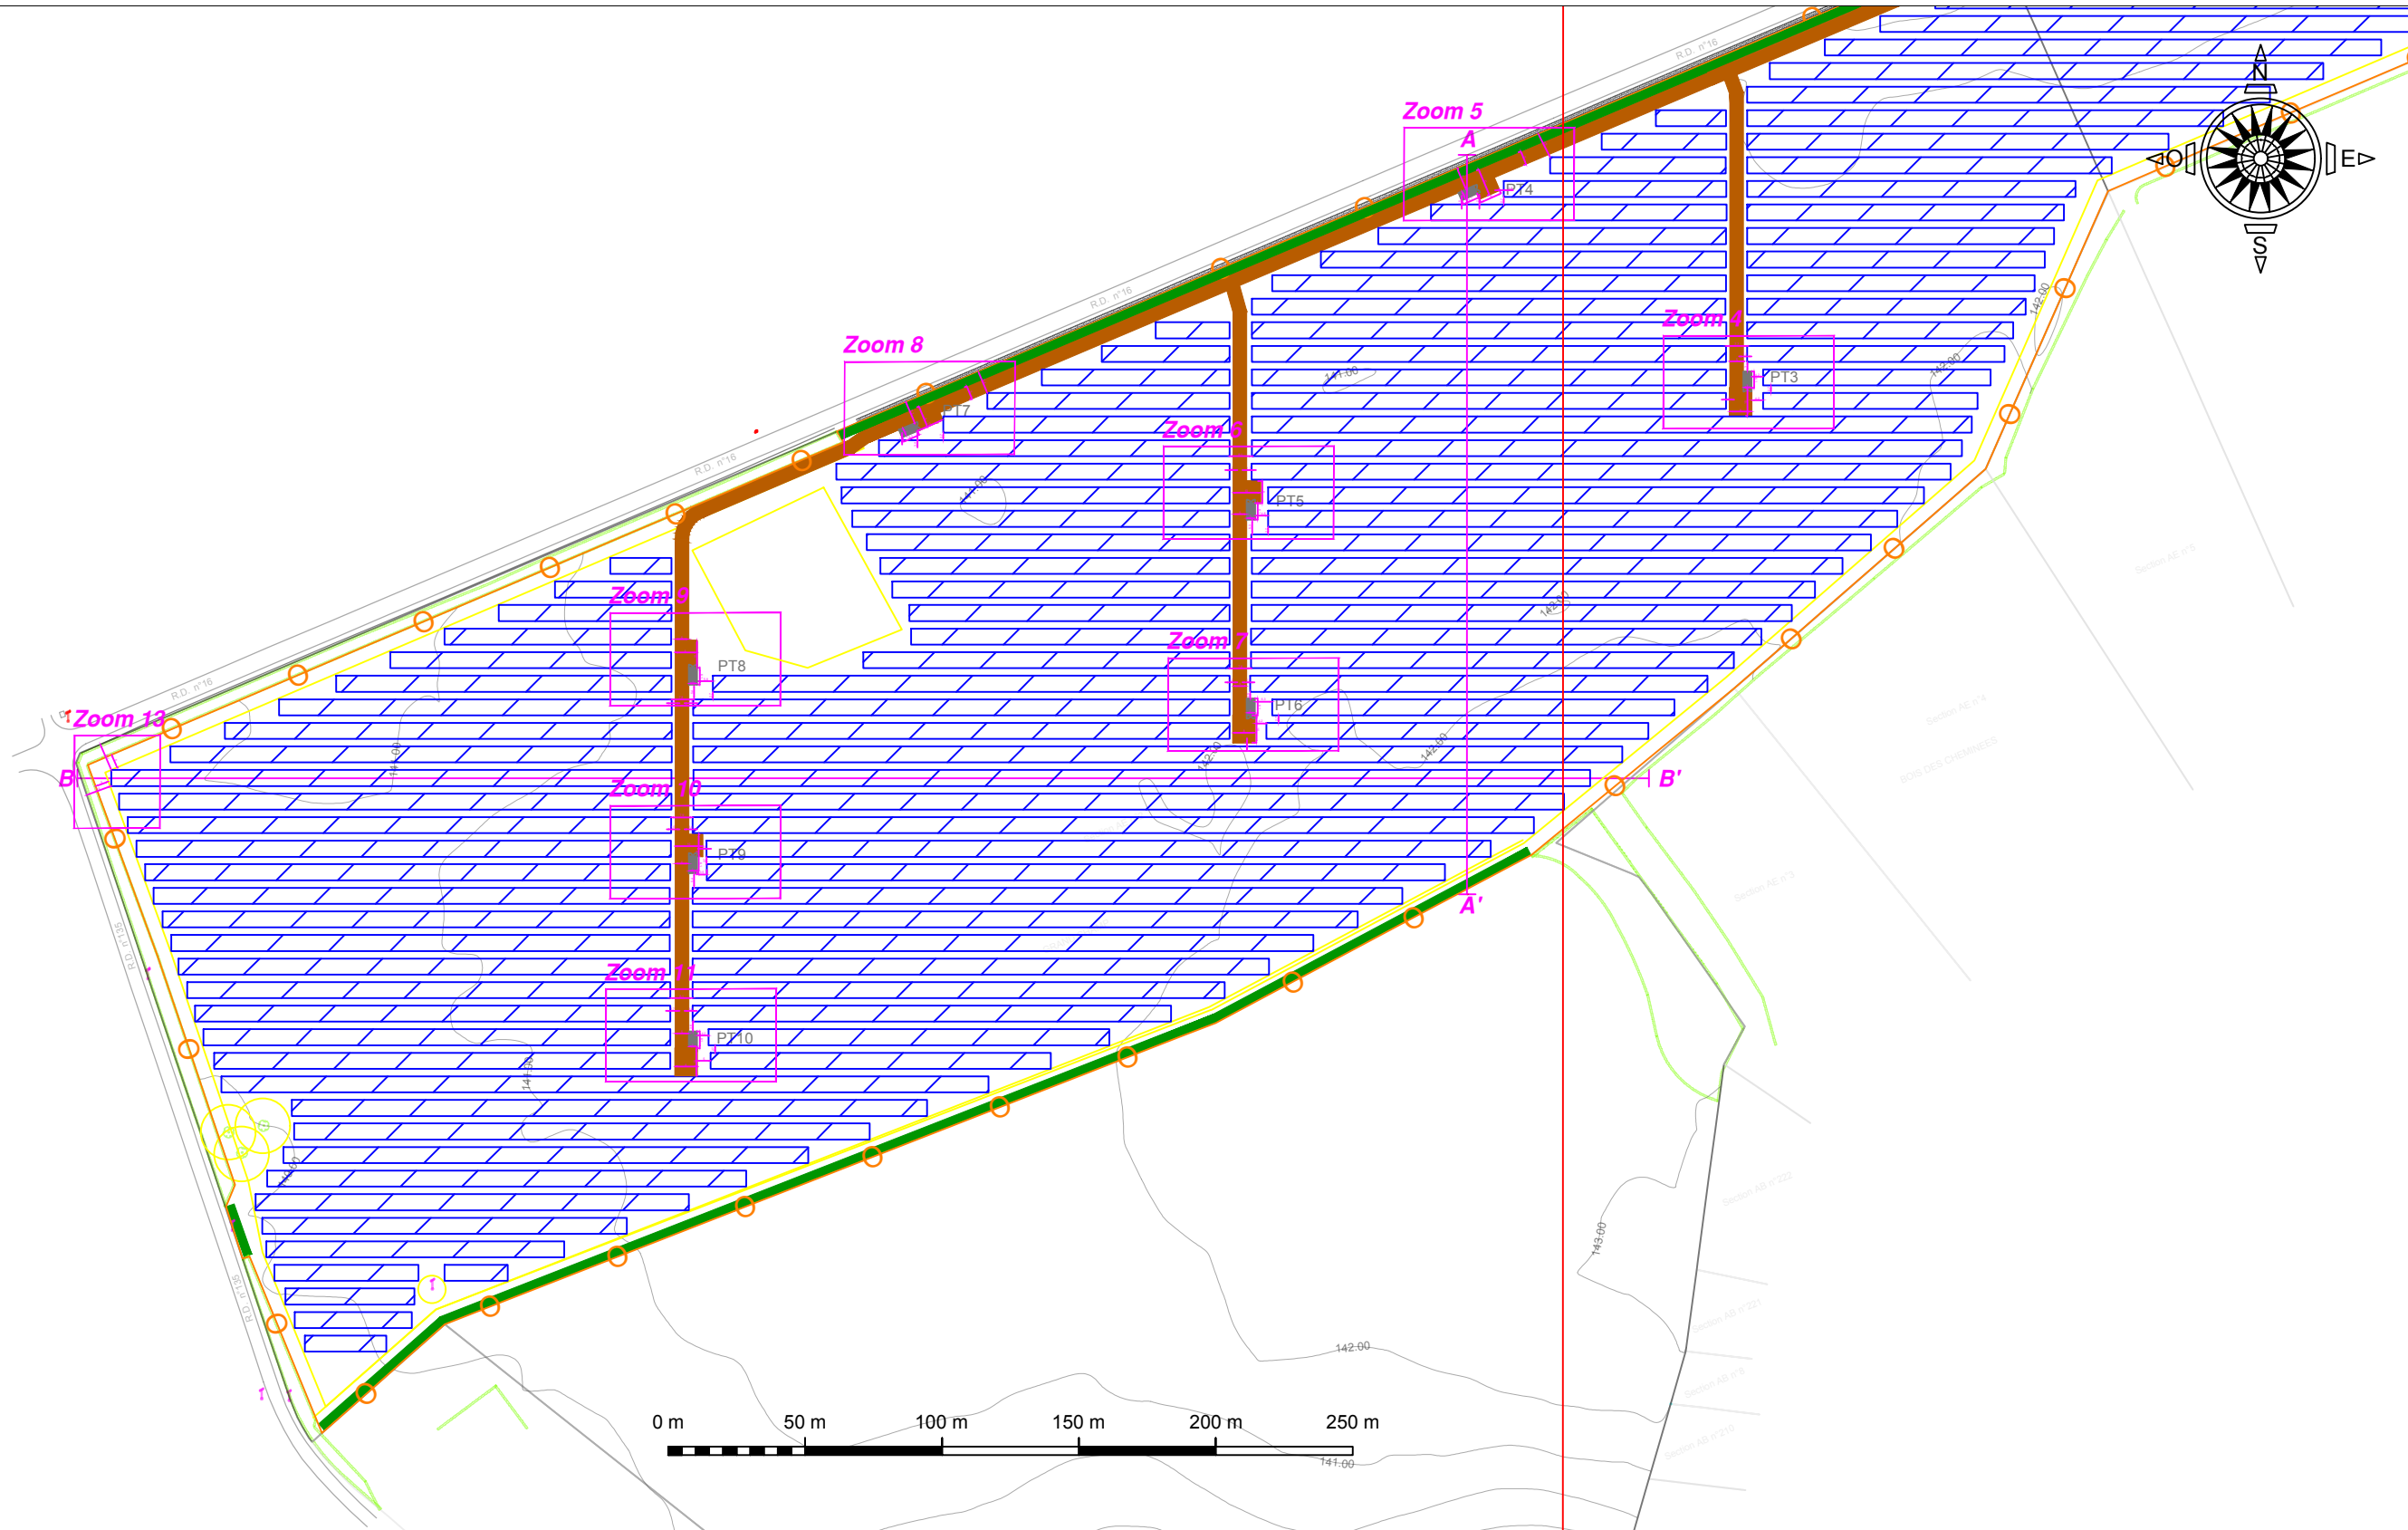

		<b>PARC PHOTOVOLTAIQUE DE MORTHOMIERS</b>										<b>LEGENDE</b>			
PROJETÉ PAR - DESSINÉ PAR AROP VÉRIFIÉ PAR SVA APPROUVÉ PAR SVA DATE 29/01/2020 FEUILLET 3/18		CLIENT -		TITRE <b>PLAN DE REPERES OUEST</b>		DESSIN N° - IND. B ECHELLE 1/2500 REMPLACÉ - SUBSTITUÉ - Planimétrie Lambert 93 CC46		B Mise à jour du plan A Création du plan IND. DÉSIGNATION		29/01/2020 AROP SVA 17/09/2019 RAL SVA		[Hatched Box] Table de modules PV [Brown Box] Piste d'accès [Blue Gate Icon] Portail d'accès [Orange Line] Clôture [Yellow Line] Limite d'implantation		[Green Box] Haie à créer [Red Box] Poste de livraison (PDL) [Grey Box] Poste de transformation (PT) [Red Line] Axe Est-Ouest	

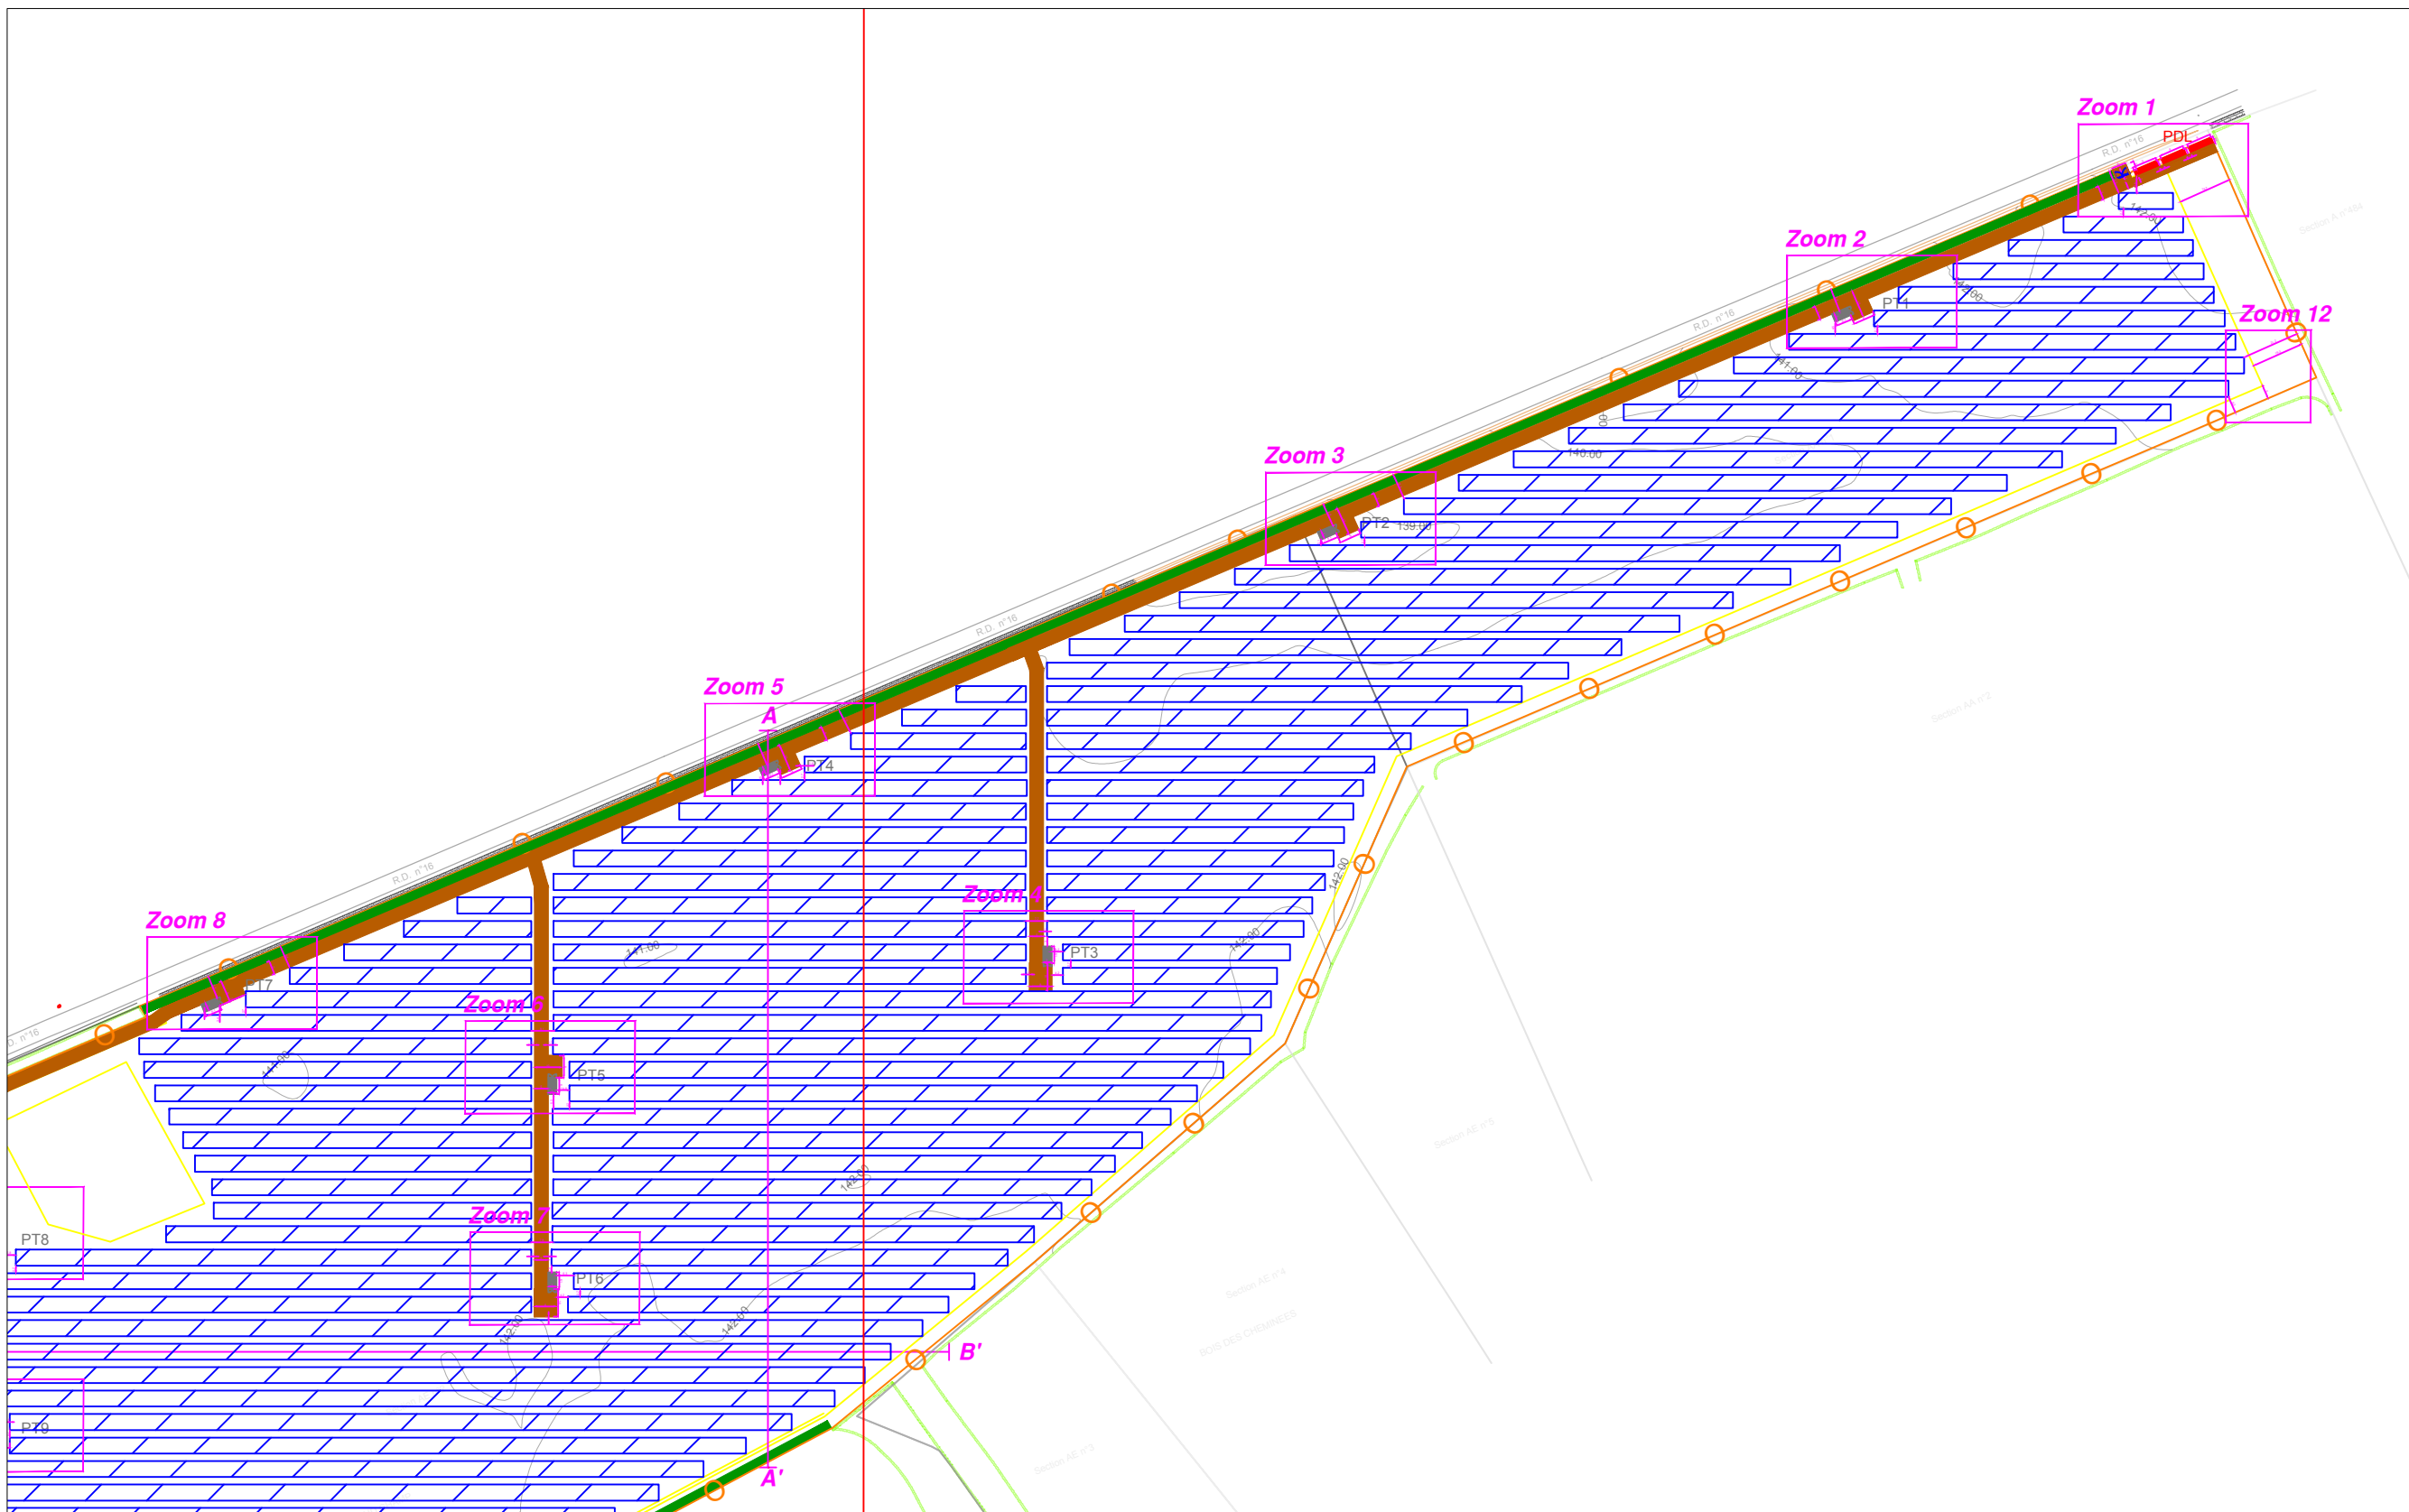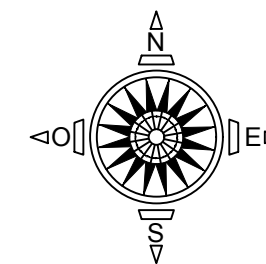

**dp** énergie environnement  
1 rue Césaire Freinet  
44 200 Nantes

PROJET	PARC PHOTOVOLTAIQUE DE MORTHOMIERS		
CLIENT	-		
PROJETÉ PAR	-	TITRE	PLAN DE REPERES EST
DESSINÉ PAR	AROP	DESSIN N.°	-
VÉRIFIÉ PAR	SVA	IND.	B
APPROUVÉ PAR	SVA	ECHELLE	1/2500
DATE	29/01/2020	REPLACE	-
FEUILLET	4/18	FORMAT DE PAPIER	A3
			Planimétrie Lambert 93 CC46



B	Mise à jour du plan	29/01/2020	AROP	SVA
A	Création du plan	17/09/2019	RAL	SVA
IND.	DÉSIGNATION	DATE	MODIF	APPR

**LEGENDE**


	Table de modules PV		Haie à créer
	Piste d'accès		Poste de livraison (PDL)
	Portail d'accès		Poste de transformation (PT)
	Clôture		Axe Est-Ouest
	Limite d'implantation		





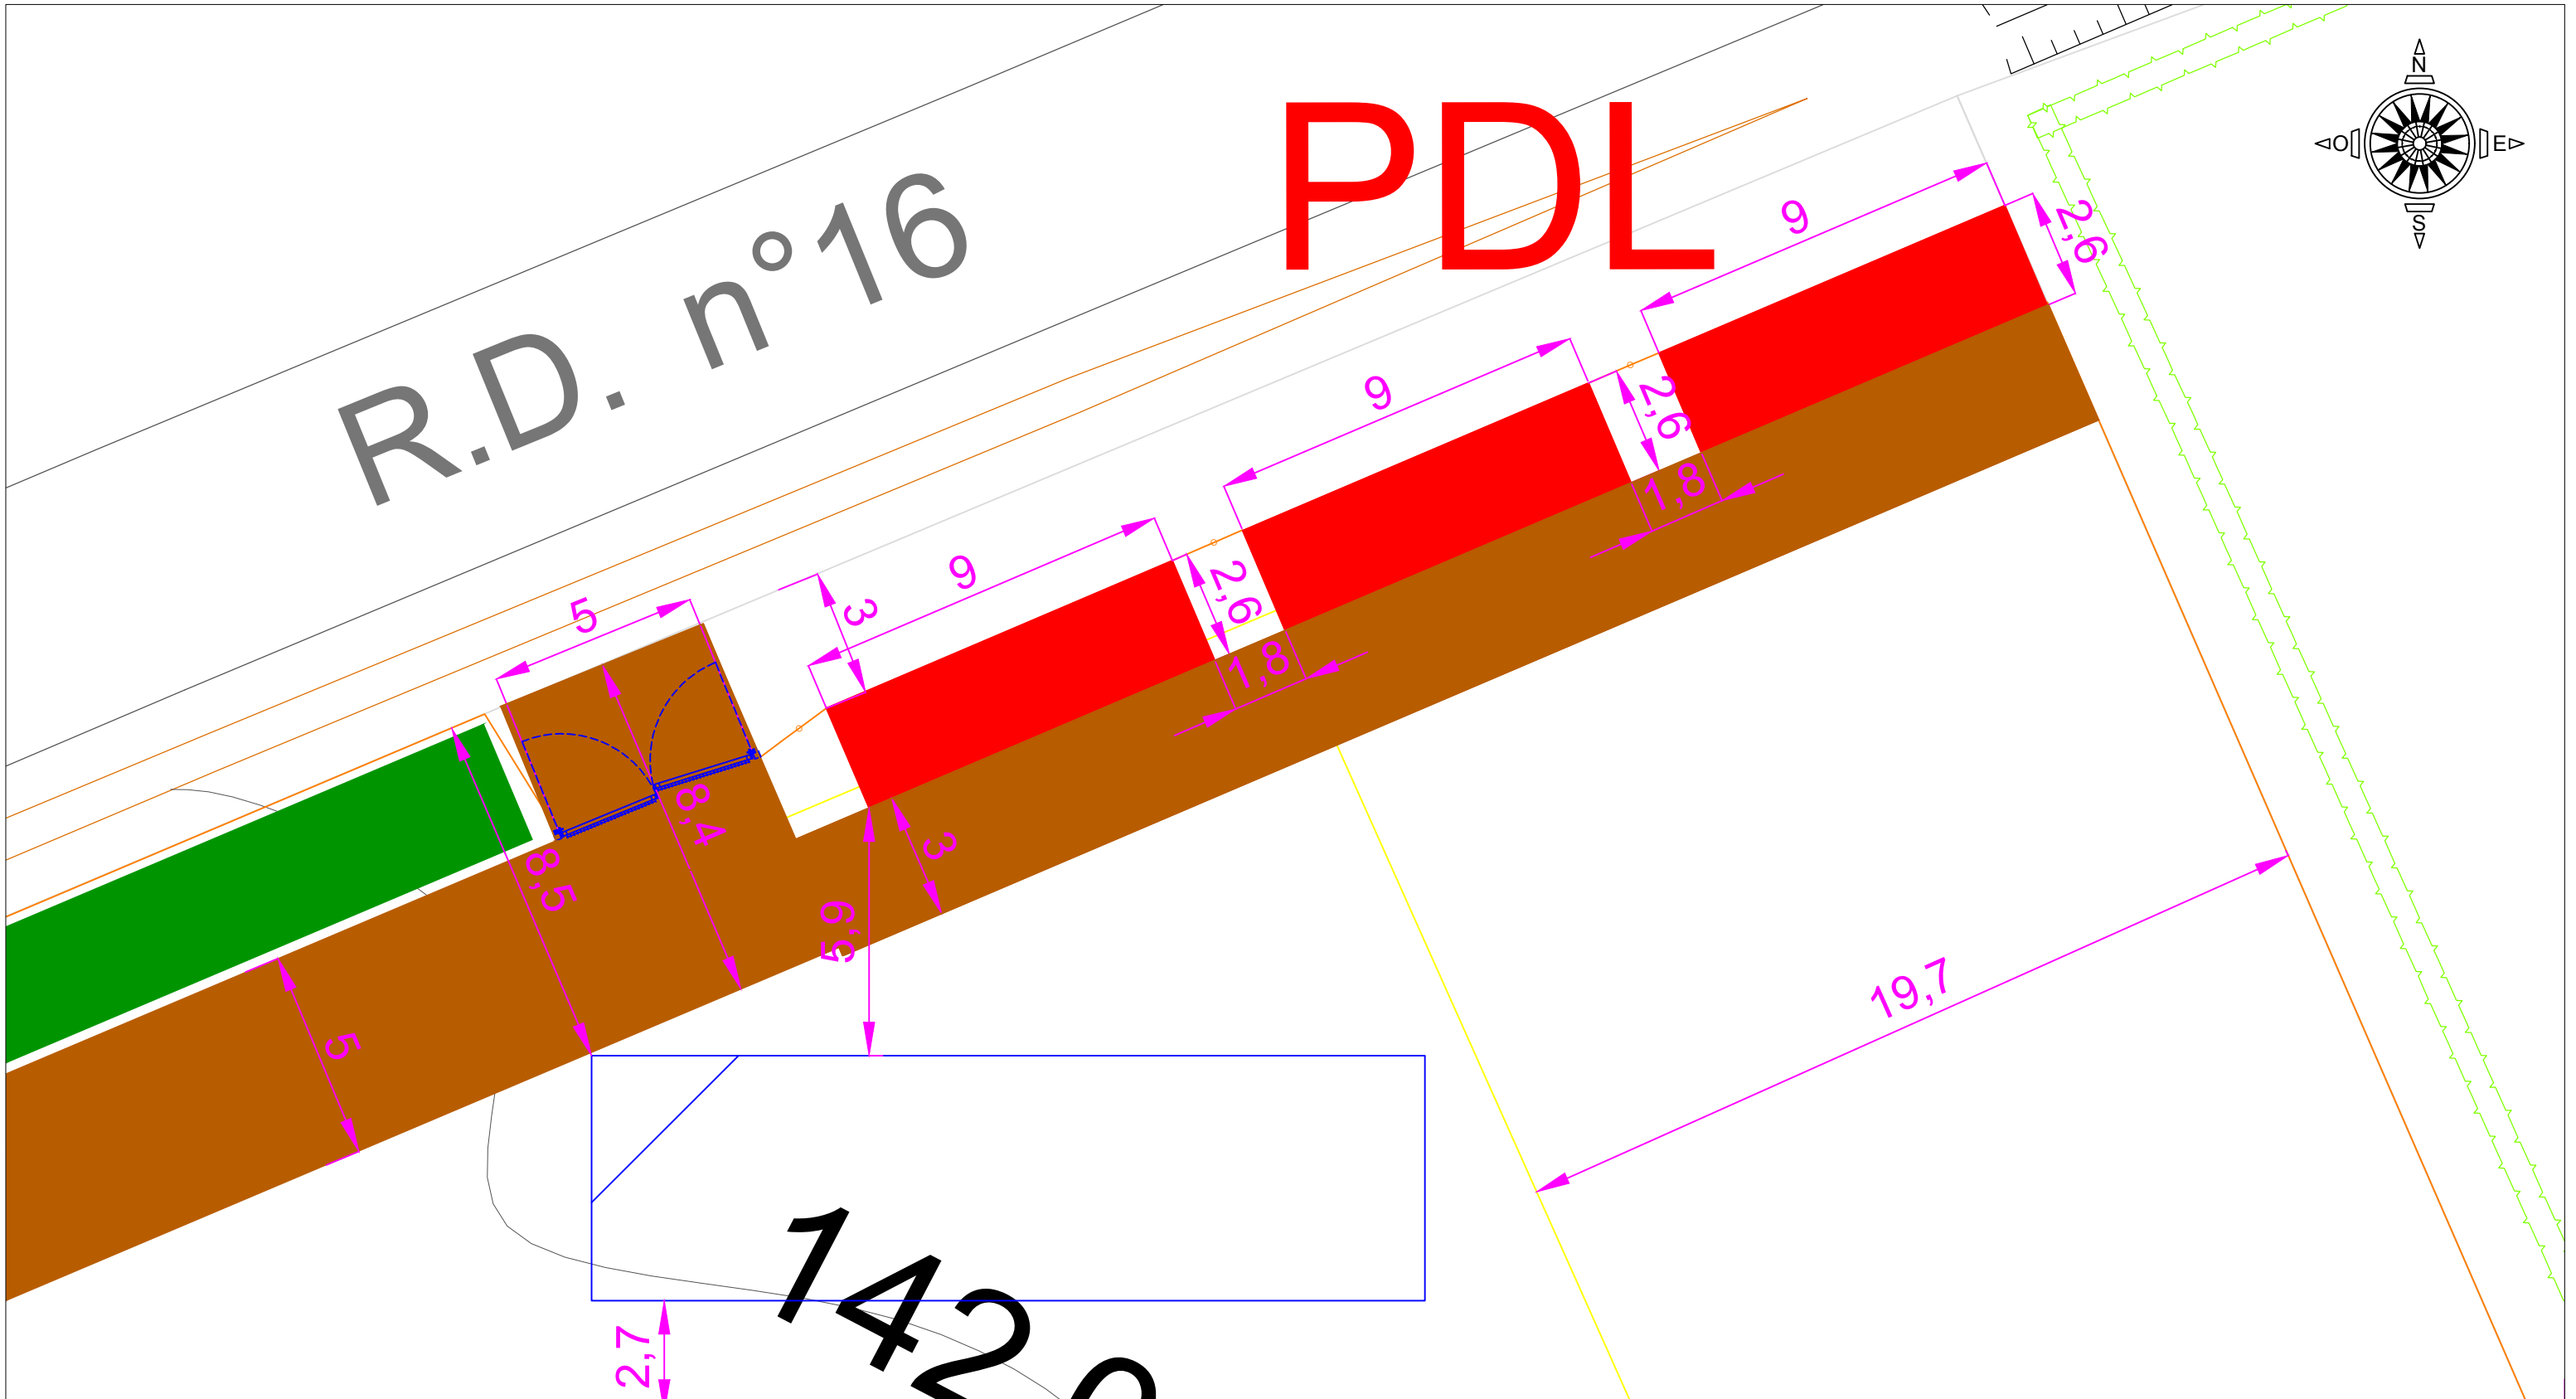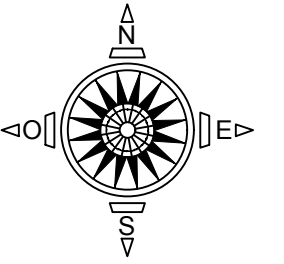

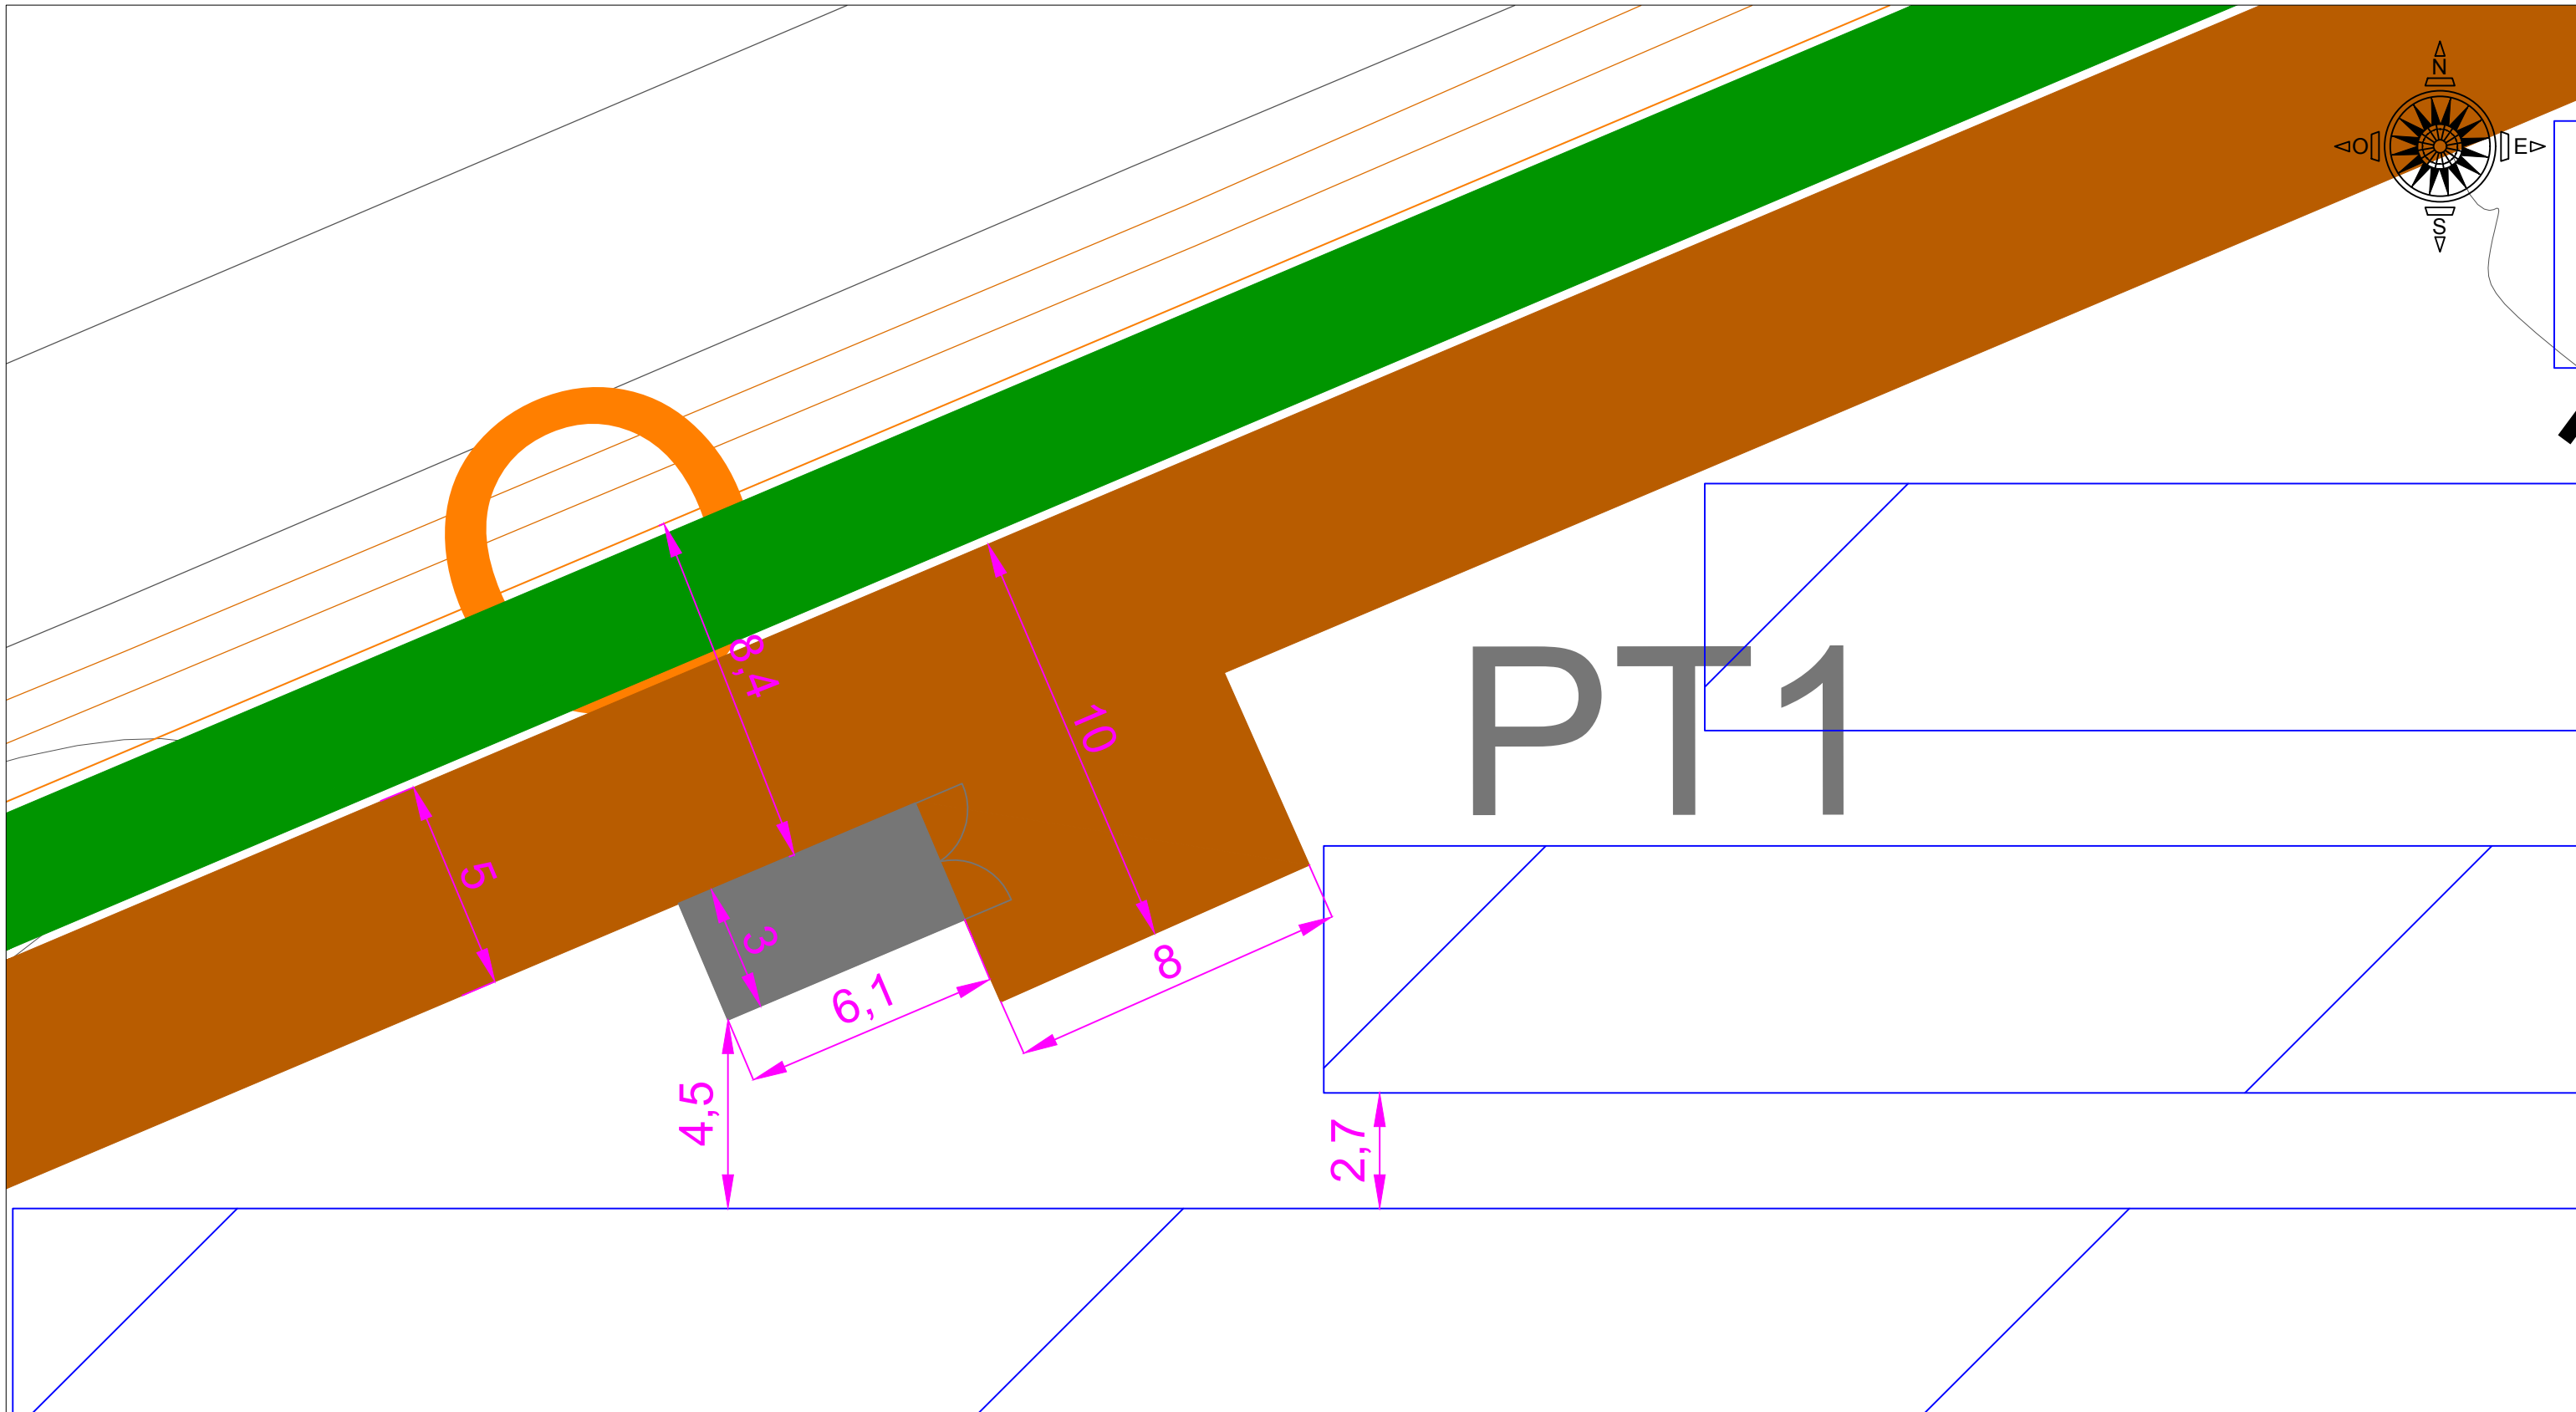

# R.D. n°16


# PDL









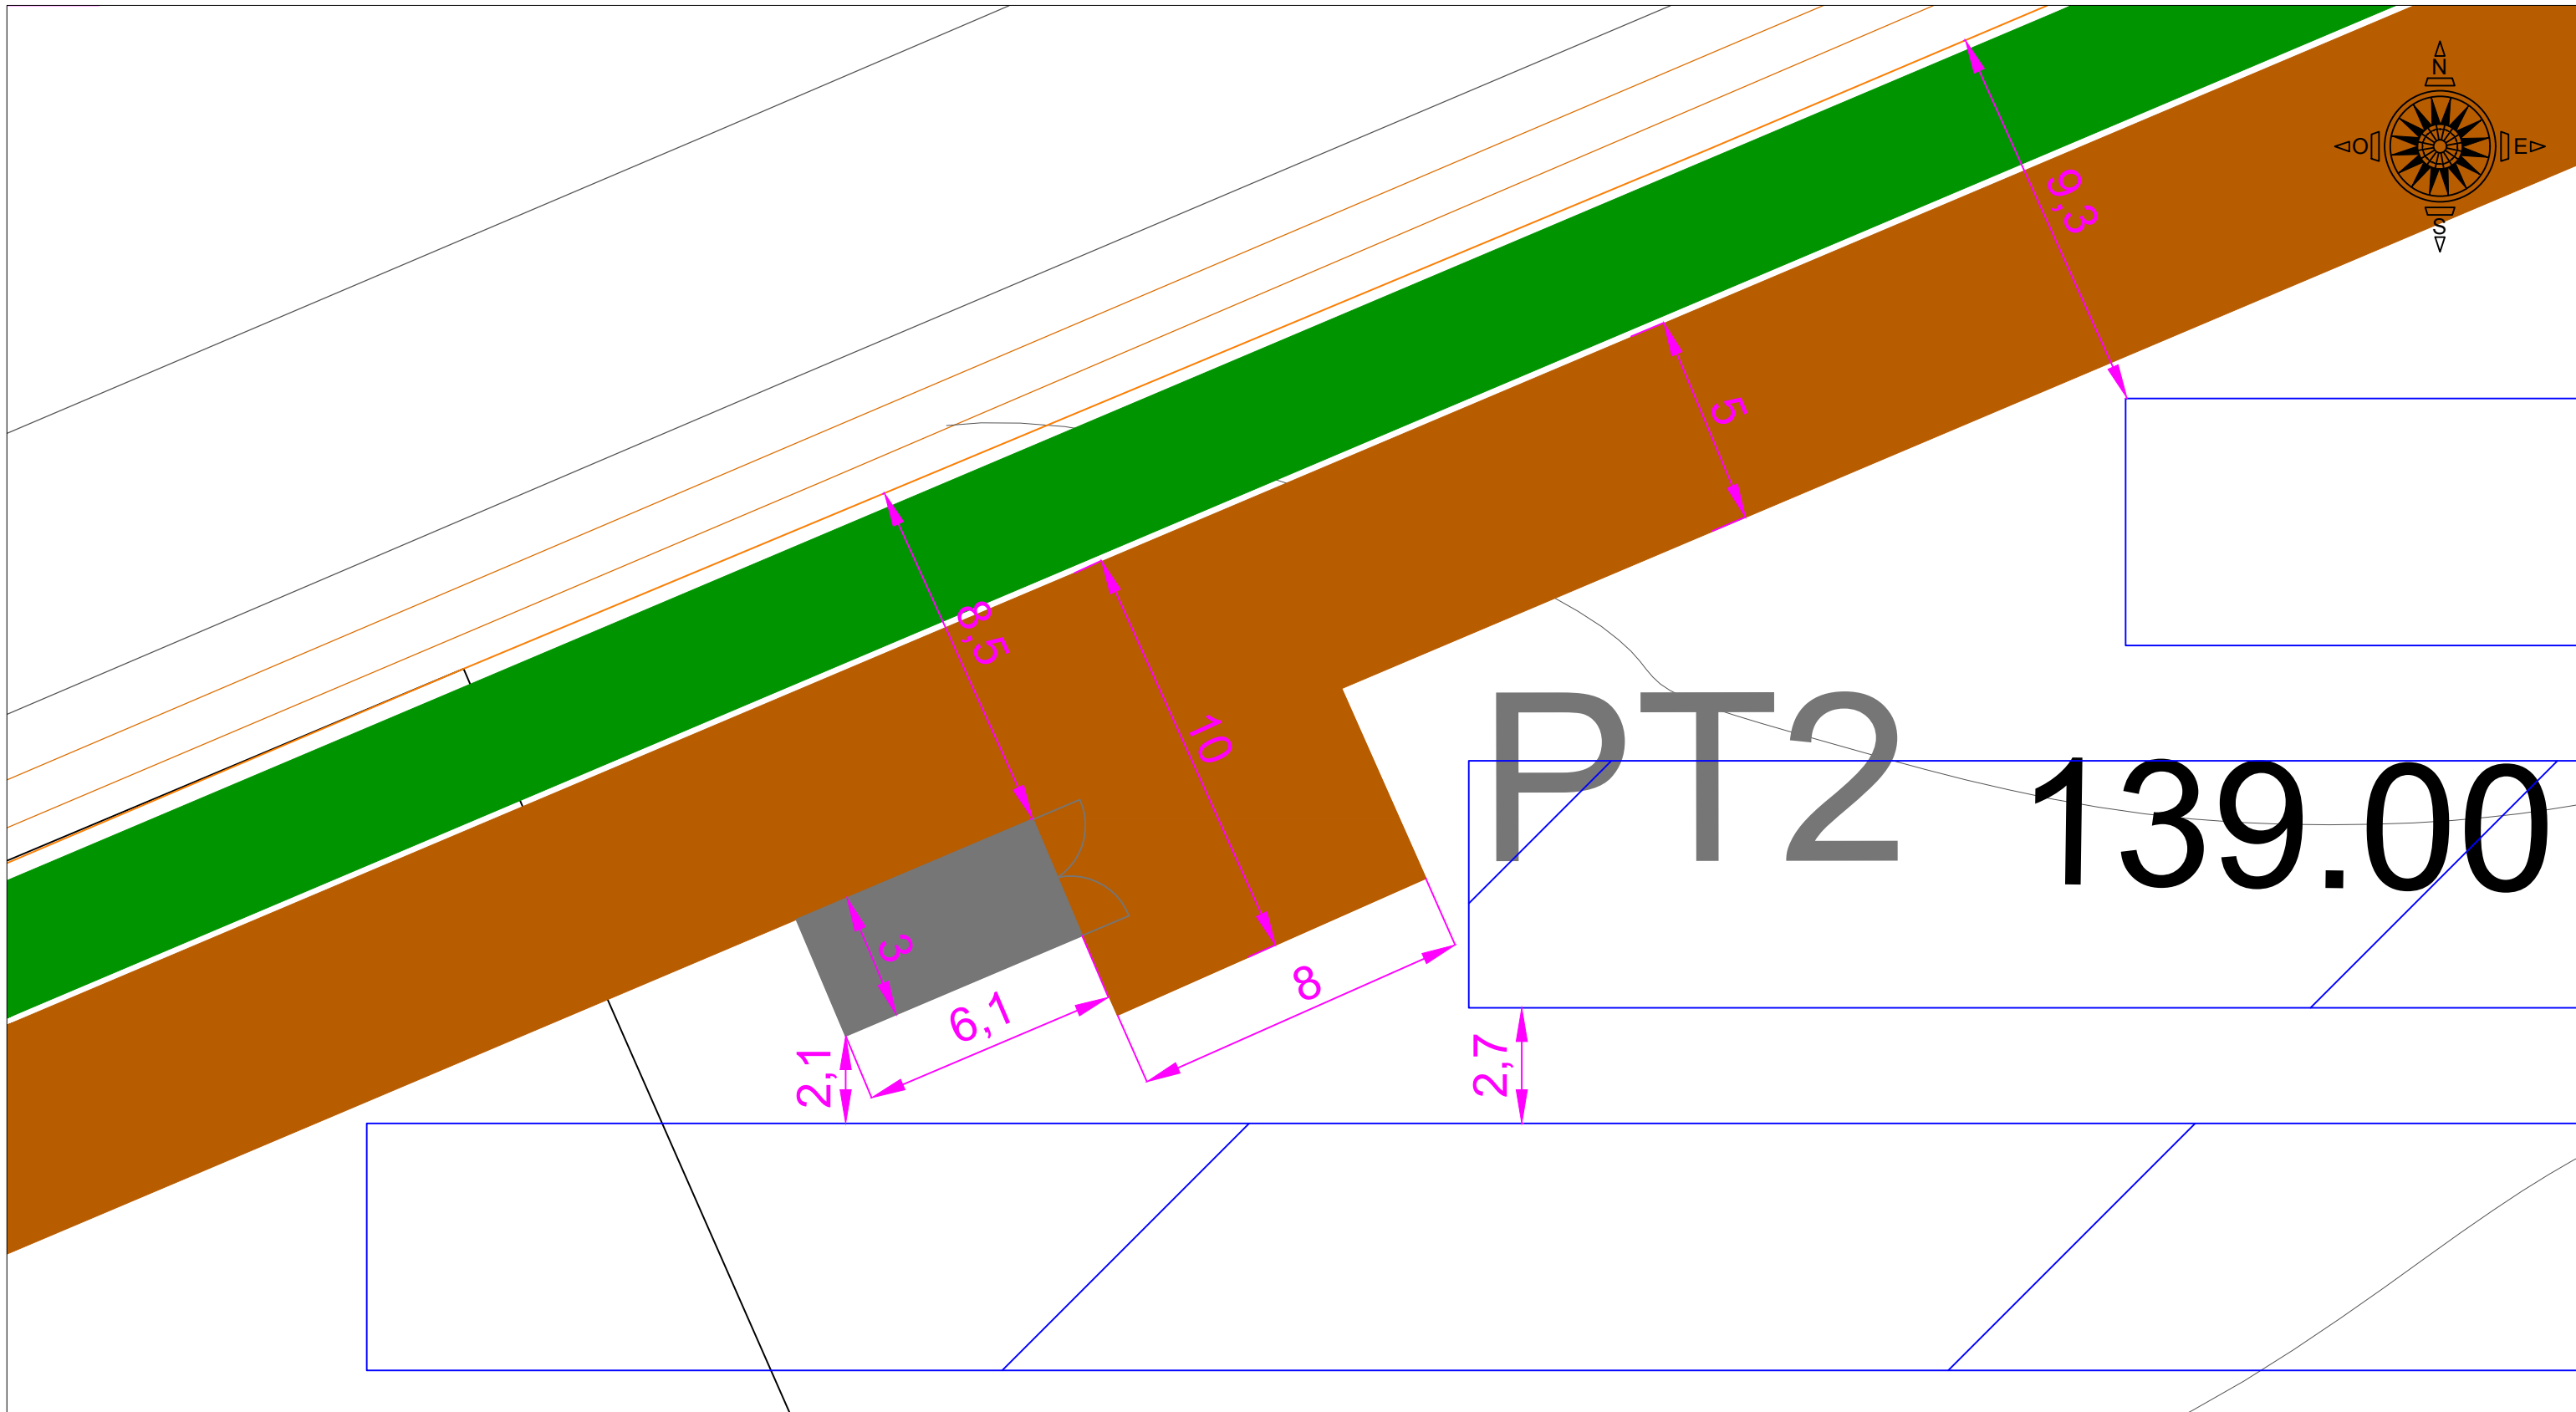

		<b>PROJET</b> PARC PHOTOVOLTAIQUE DE MORTHOMIERS								<b>LEGENDE</b> [Hatched Box] Table de modules PV [Brown Box] Piste d'accès [Blue Gate Icon] Portail d'accès [Orange Line] Clôture [Red Box] Poste de livraison (PDL) [Grey Box] Poste de transformation(PT)		
1 rue Céléstin Freinet 44 200 Nantes		<b>CLIENT</b> -								[Green Box] Haie à créer [Yellow Line] Limite d'implantation		
<b>PROJETÉ PAR</b> -	<b>DESSINÉ PAR</b> AROP	<b>TITRE</b> ZOOM 1		<b>DESSIN N.°</b> -	<b>IND.</b> B	B Mise à jour du plan	29/01/2020	AROP	SVA			
<b>VÉRIFIÉ PAR</b> SVA	<b>APPROUVÉ PAR</b> SVA			<b>ECHELLE</b> 1/150	<b>REMPLECE</b> -	<b>SUBSTITUE</b> -	A Création du plan	17/09/2019	RAL	SVA		
<b>DATE</b> 29/01/2020	<b>FEUILLET</b> 5/18	<b>FORMAT DE PAPIER</b> A3	Planimétrie Lambert 93 CC46		IND.	DÉSIGNATION	DATE	MODIF	APPR			





		<b>PROJET</b> PARC PHOTOVOLTAIQUE DE MORTHOMIERS								<b>LEGENDE</b>  Table de modules PV  Piste d'accès  Portail d'accès  Clôture  Poste de livraison (PDL)  Poste de transformation(PT)  Haie à créer	
PROJETÉ PAR - DESSINÉ PAR AROP VÉRIFIÉ PAR SVA APPROUVÉ PAR SVA DATE 29/01/2020 FEUILLET 6/18 FORMAT DE PAPIER A3		<b>TITRE</b> ZOOM 2		DESSIN N.° - ECHELLE 1/150 REMPLACE - SUBSTITUE - Planimétrie Lambert 93 CC46		IND. B A IND.		B Mise à jour du plan A Création du plan DÉSIGNATION		DATE 29/01/2020 MODIF RAL APPR SVA	




		PROJET <b>PARC PHOTOVOLTAIQUE DE MORTHOMIERS</b>								<b>LEGENDE</b>  Table de modules PV  Piste d'accès  Portail d'accès  Clôture  Poste de livraison (PDL)  Poste de transformation(PT)		 Haie à créer			
CLIENT -		TITRE <b>ZOOM 3</b>		DESSIN N° -		IND. <b>B</b>		B Mise à jour du plan		29/01/2020		AROP		SVA	
PROJETÉ PAR -		ECHELLE 1/150		REMPLACE -		SUBSTITUE -		A Création du plan		17/09/2019		RAL		SVA	
DESSINÉ PAR AROP		Planimétrie Lambert 93 CC46		IND.		DÉSIGNATION		DATE		MODIF		APPR			
VÉRIFIÉ PAR SVA															
APPROUVÉ PAR SVA															
DATE 29/01/2020															
FEUILLET 7/18		FORMAT DE PAPIER A3													





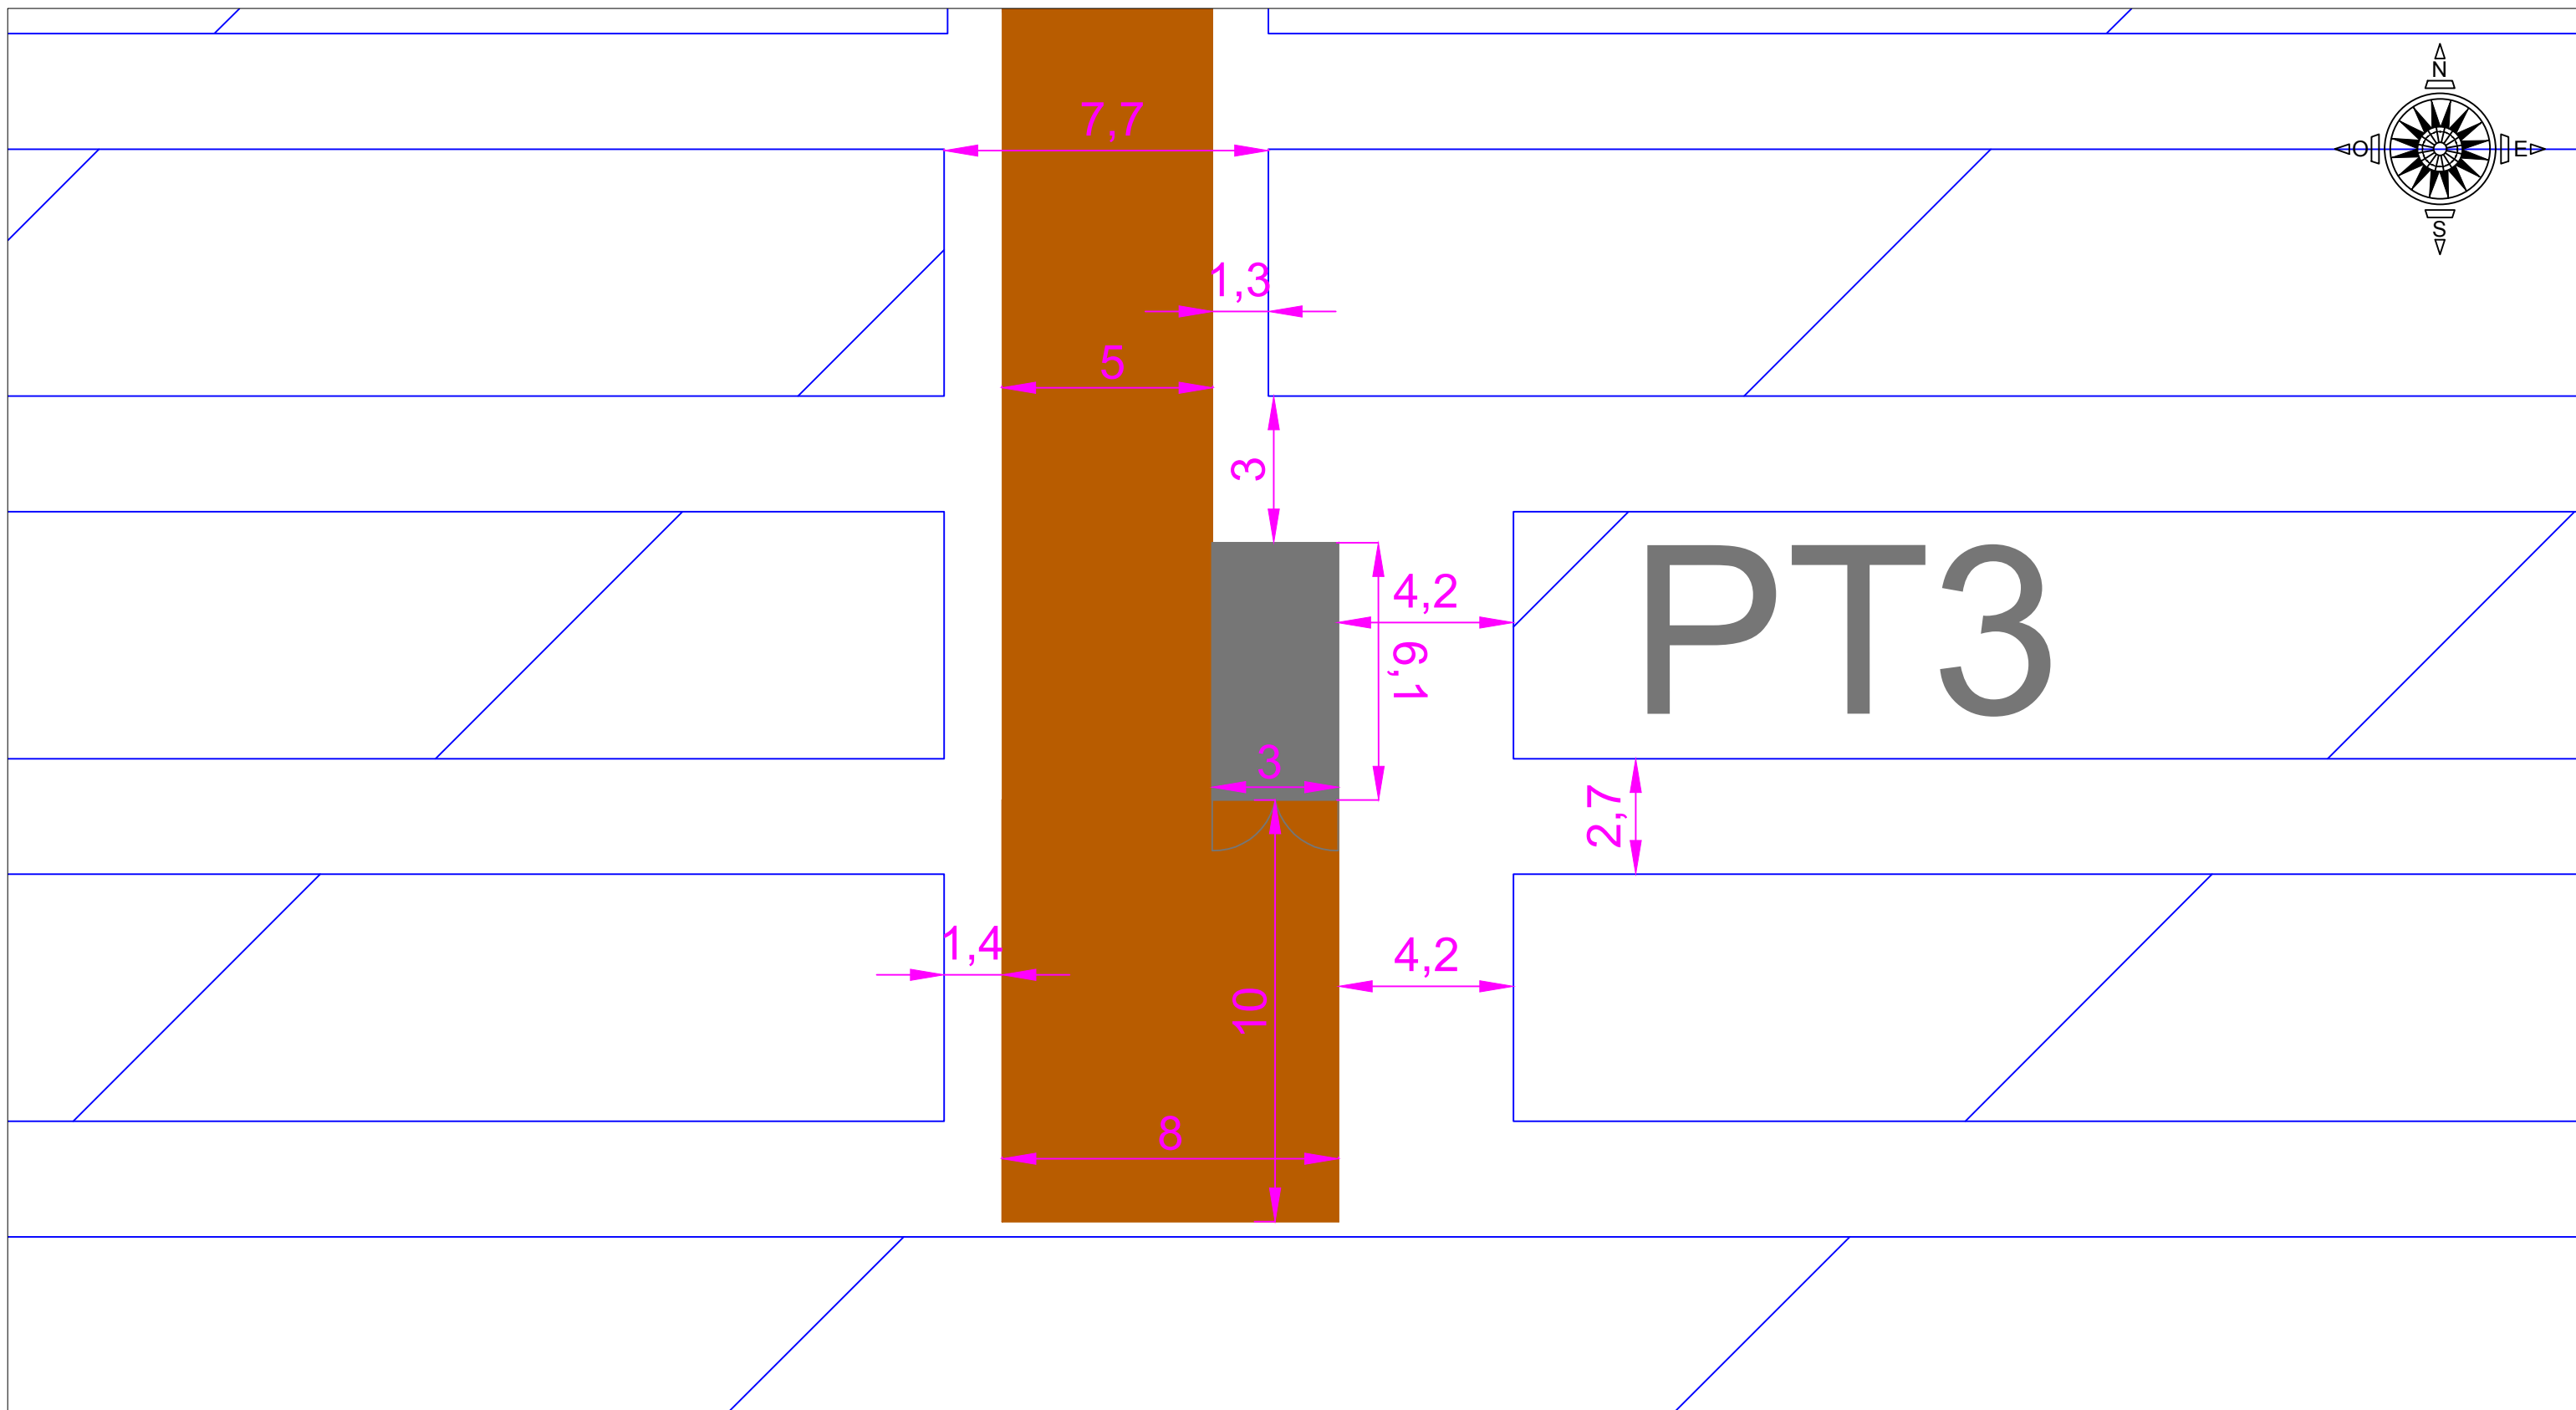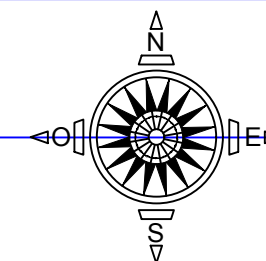



		<b>PARC PHOTOVOLTAIQUE DE MORTHOMIERS</b>								<b>LEGENDE</b>	
PROJETÉ PAR - DESSINÉ PAR AROP VÉRIFIÉ PAR SVA APPROUVÉ PAR SVA DATE 29/01/2020 FEUILLET 8/18 FORMAT DE PAPIER A3		CLIENT - TITRE <b>ZOOM 4</b>		DESSIN N.° - IND. B ECHELLE 1/150 REMPLACÉ - SUBSTITUÉ - Planimétrie Lambert 93 CC46		B Mise à jour du plan A Création du plan IND. DÉSIGNATION		29/01/2020 17/09/2019 DATE		AROP SVA RAL SVA MODIF APPR	
										Table de modules PV Piste d'accès Portail d'accès Clôture Poste de livraison (PDL) Poste de transformation(PT) Haie à créer	

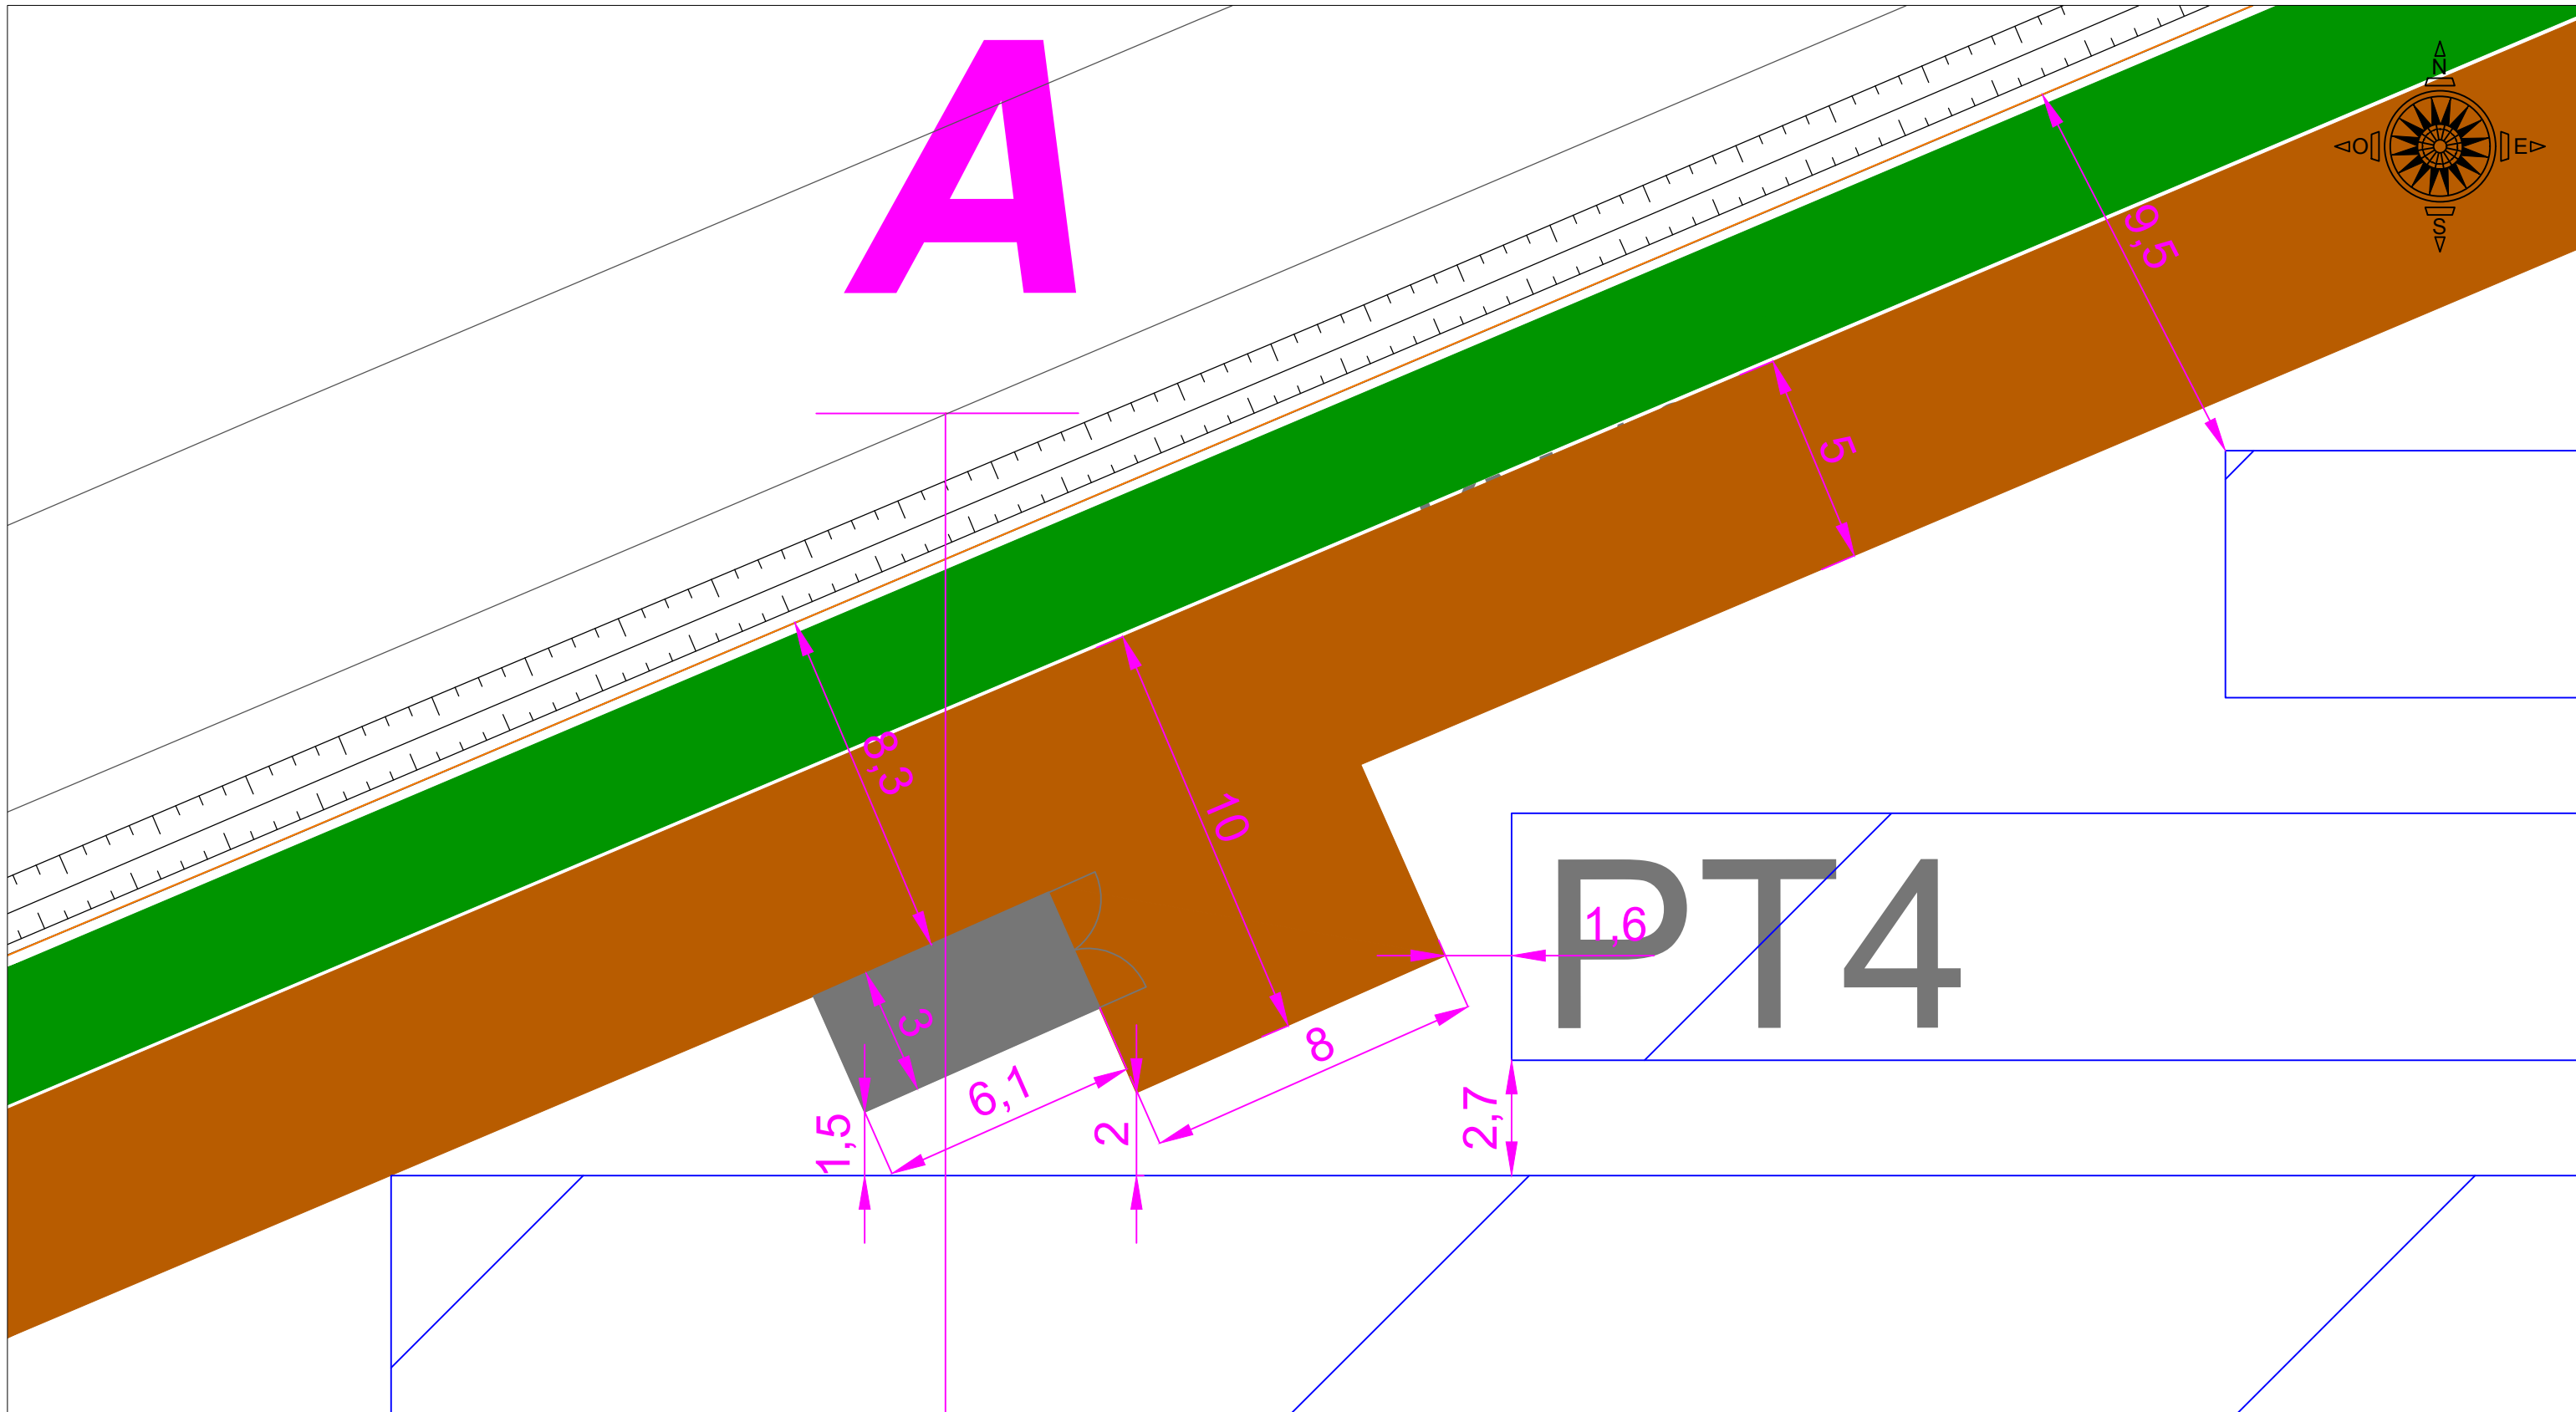


		<b>PARC PHOTOVOLTAIQUE DE MORTHOMIERS</b>								<b>LEGENDE</b> Table de modules PV Piste d'accès Portail d'accès Clôture Poste de livraison (PDL) Poste de transformation(PT) Haie à créer	
PROJETÉ PAR - DESSINÉ PAR AROP VÉRIFIÉ PAR SVA APPROUVÉ PAR SVA DATE 29/01/2020 FEUILLET 9/18 FORMAT DE PAPIER A3		TITRE <b>ZOOM 5</b>		DESSIN N° - ECHELLE 1/150 REMPLACE - SUBSTITUE - Planimétrie Lambert 93 CC46		IND. B B Mise à jour du plan A Création du plan IND. DÉSIGNATION		DATE 29/01/2020 MODIF AROP APPR SVA		SVA SVA	

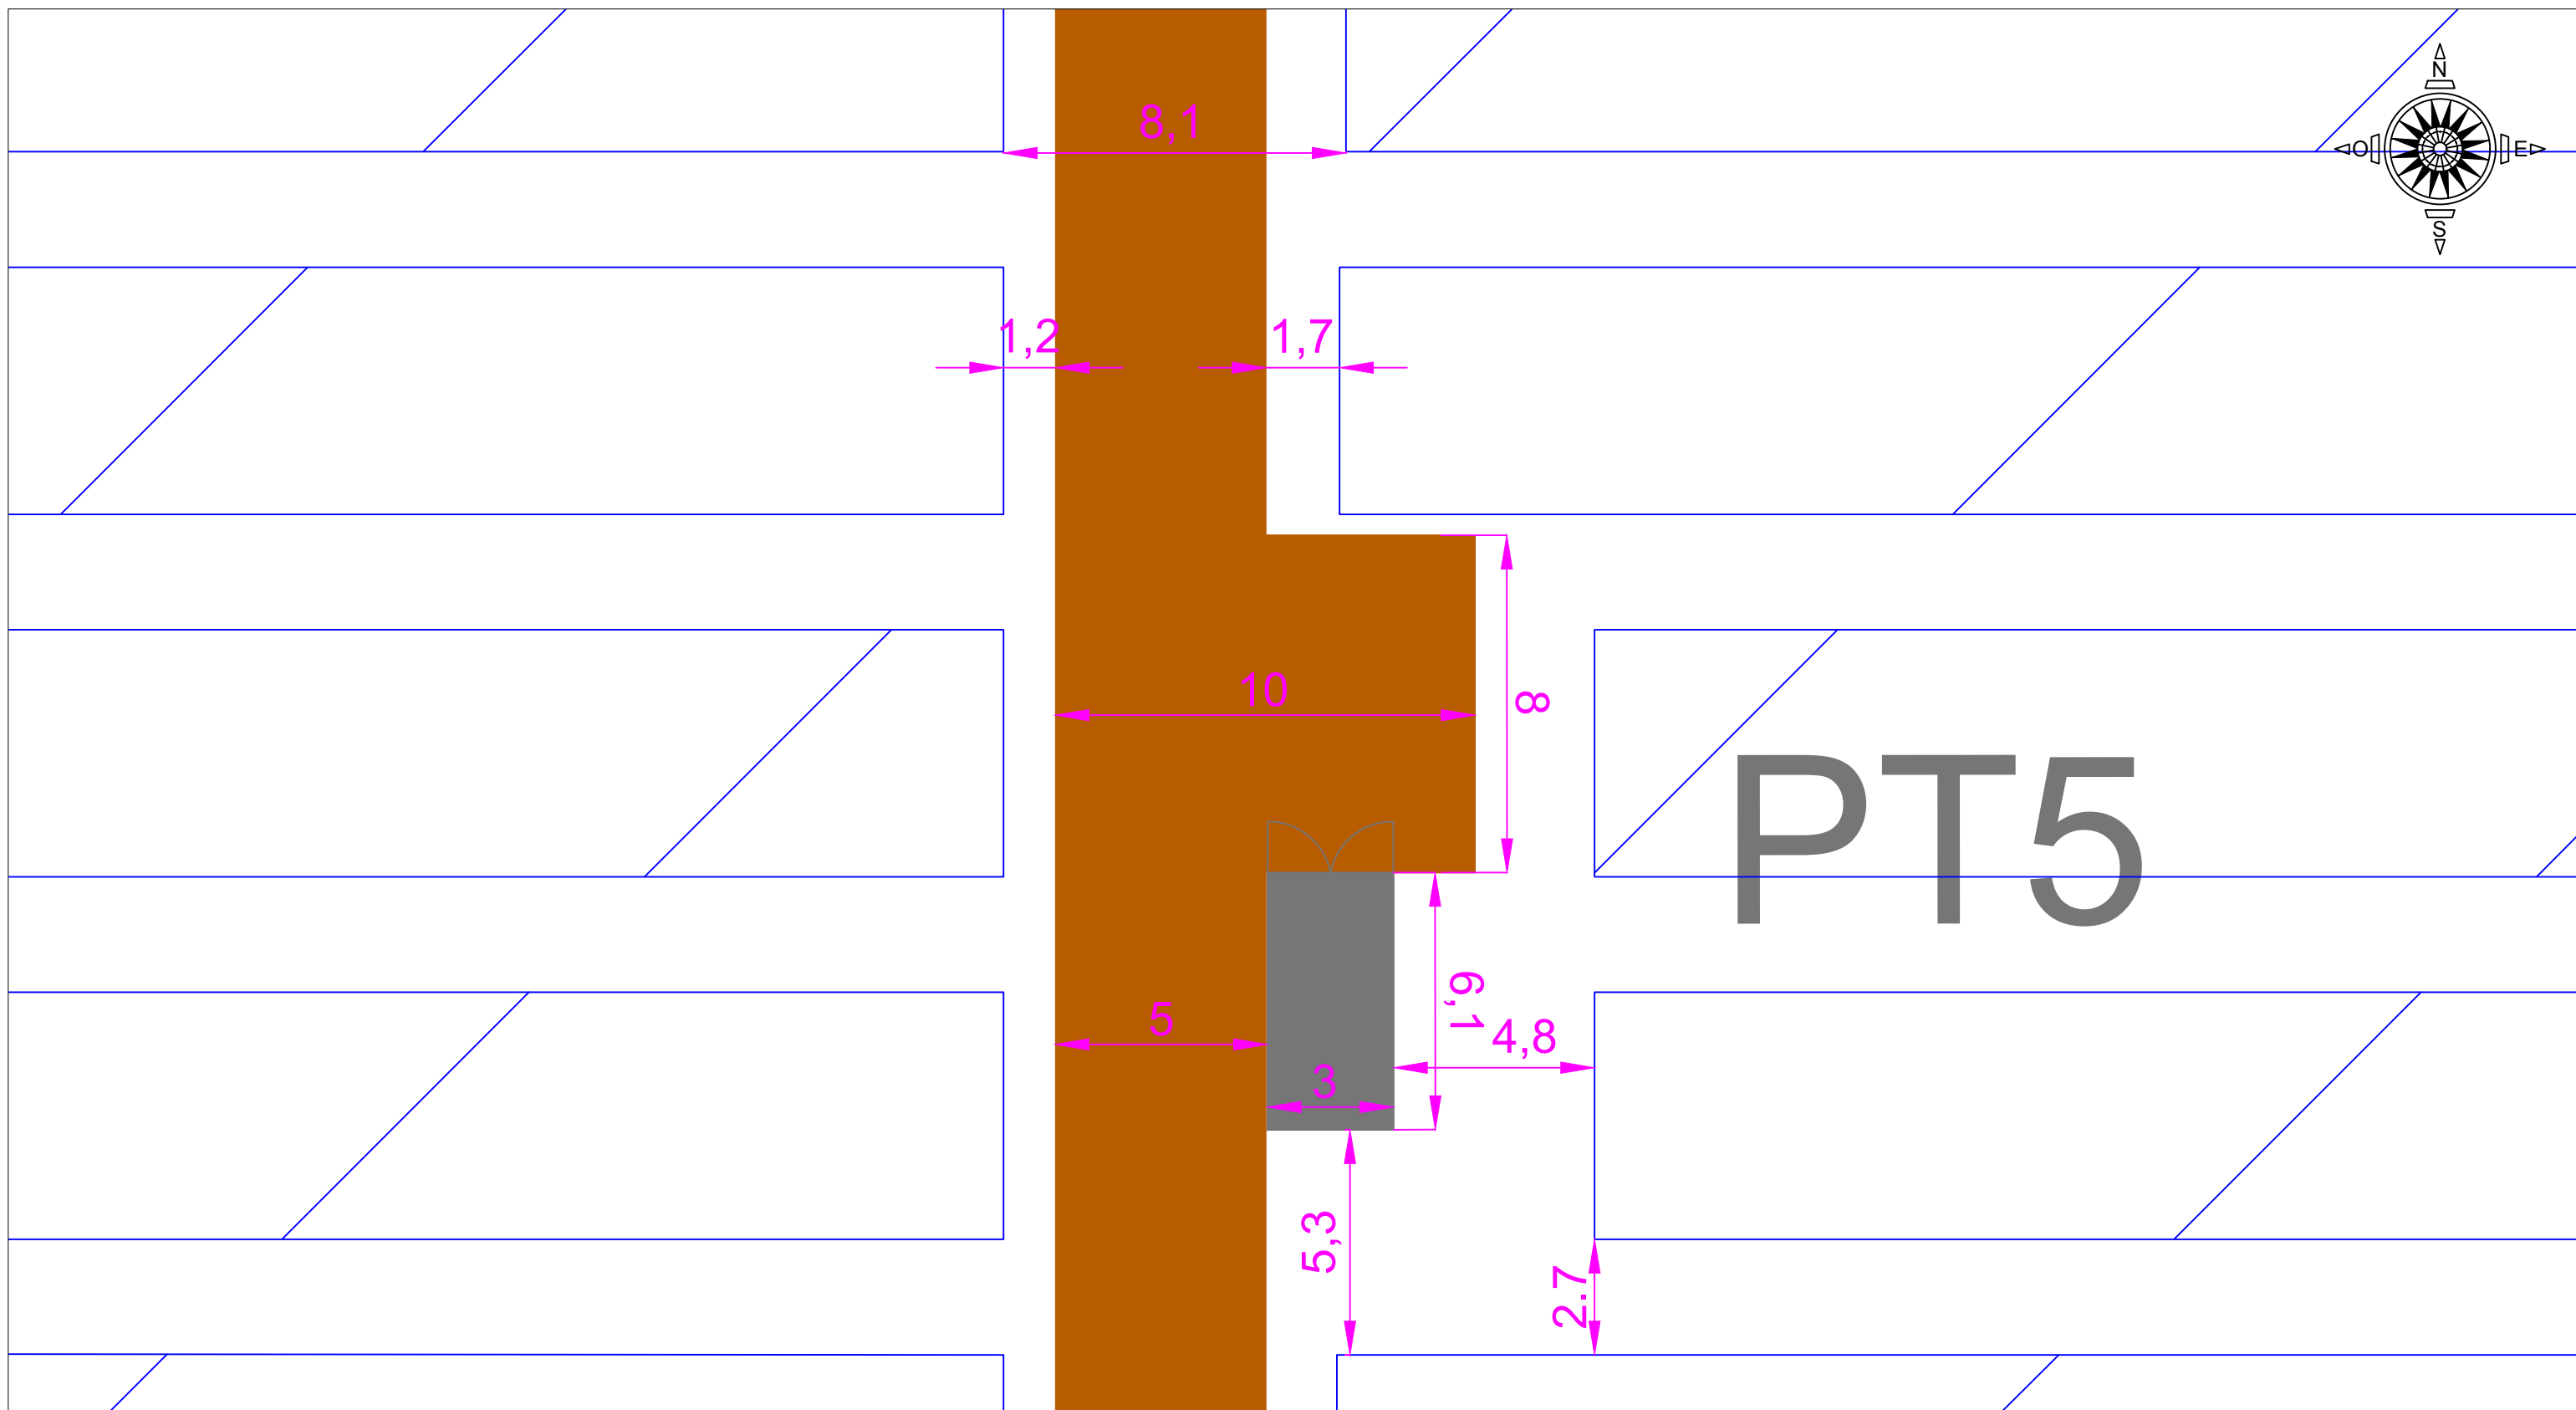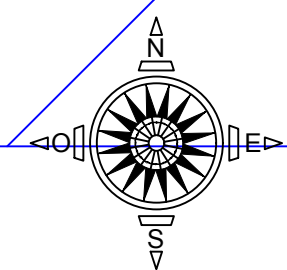



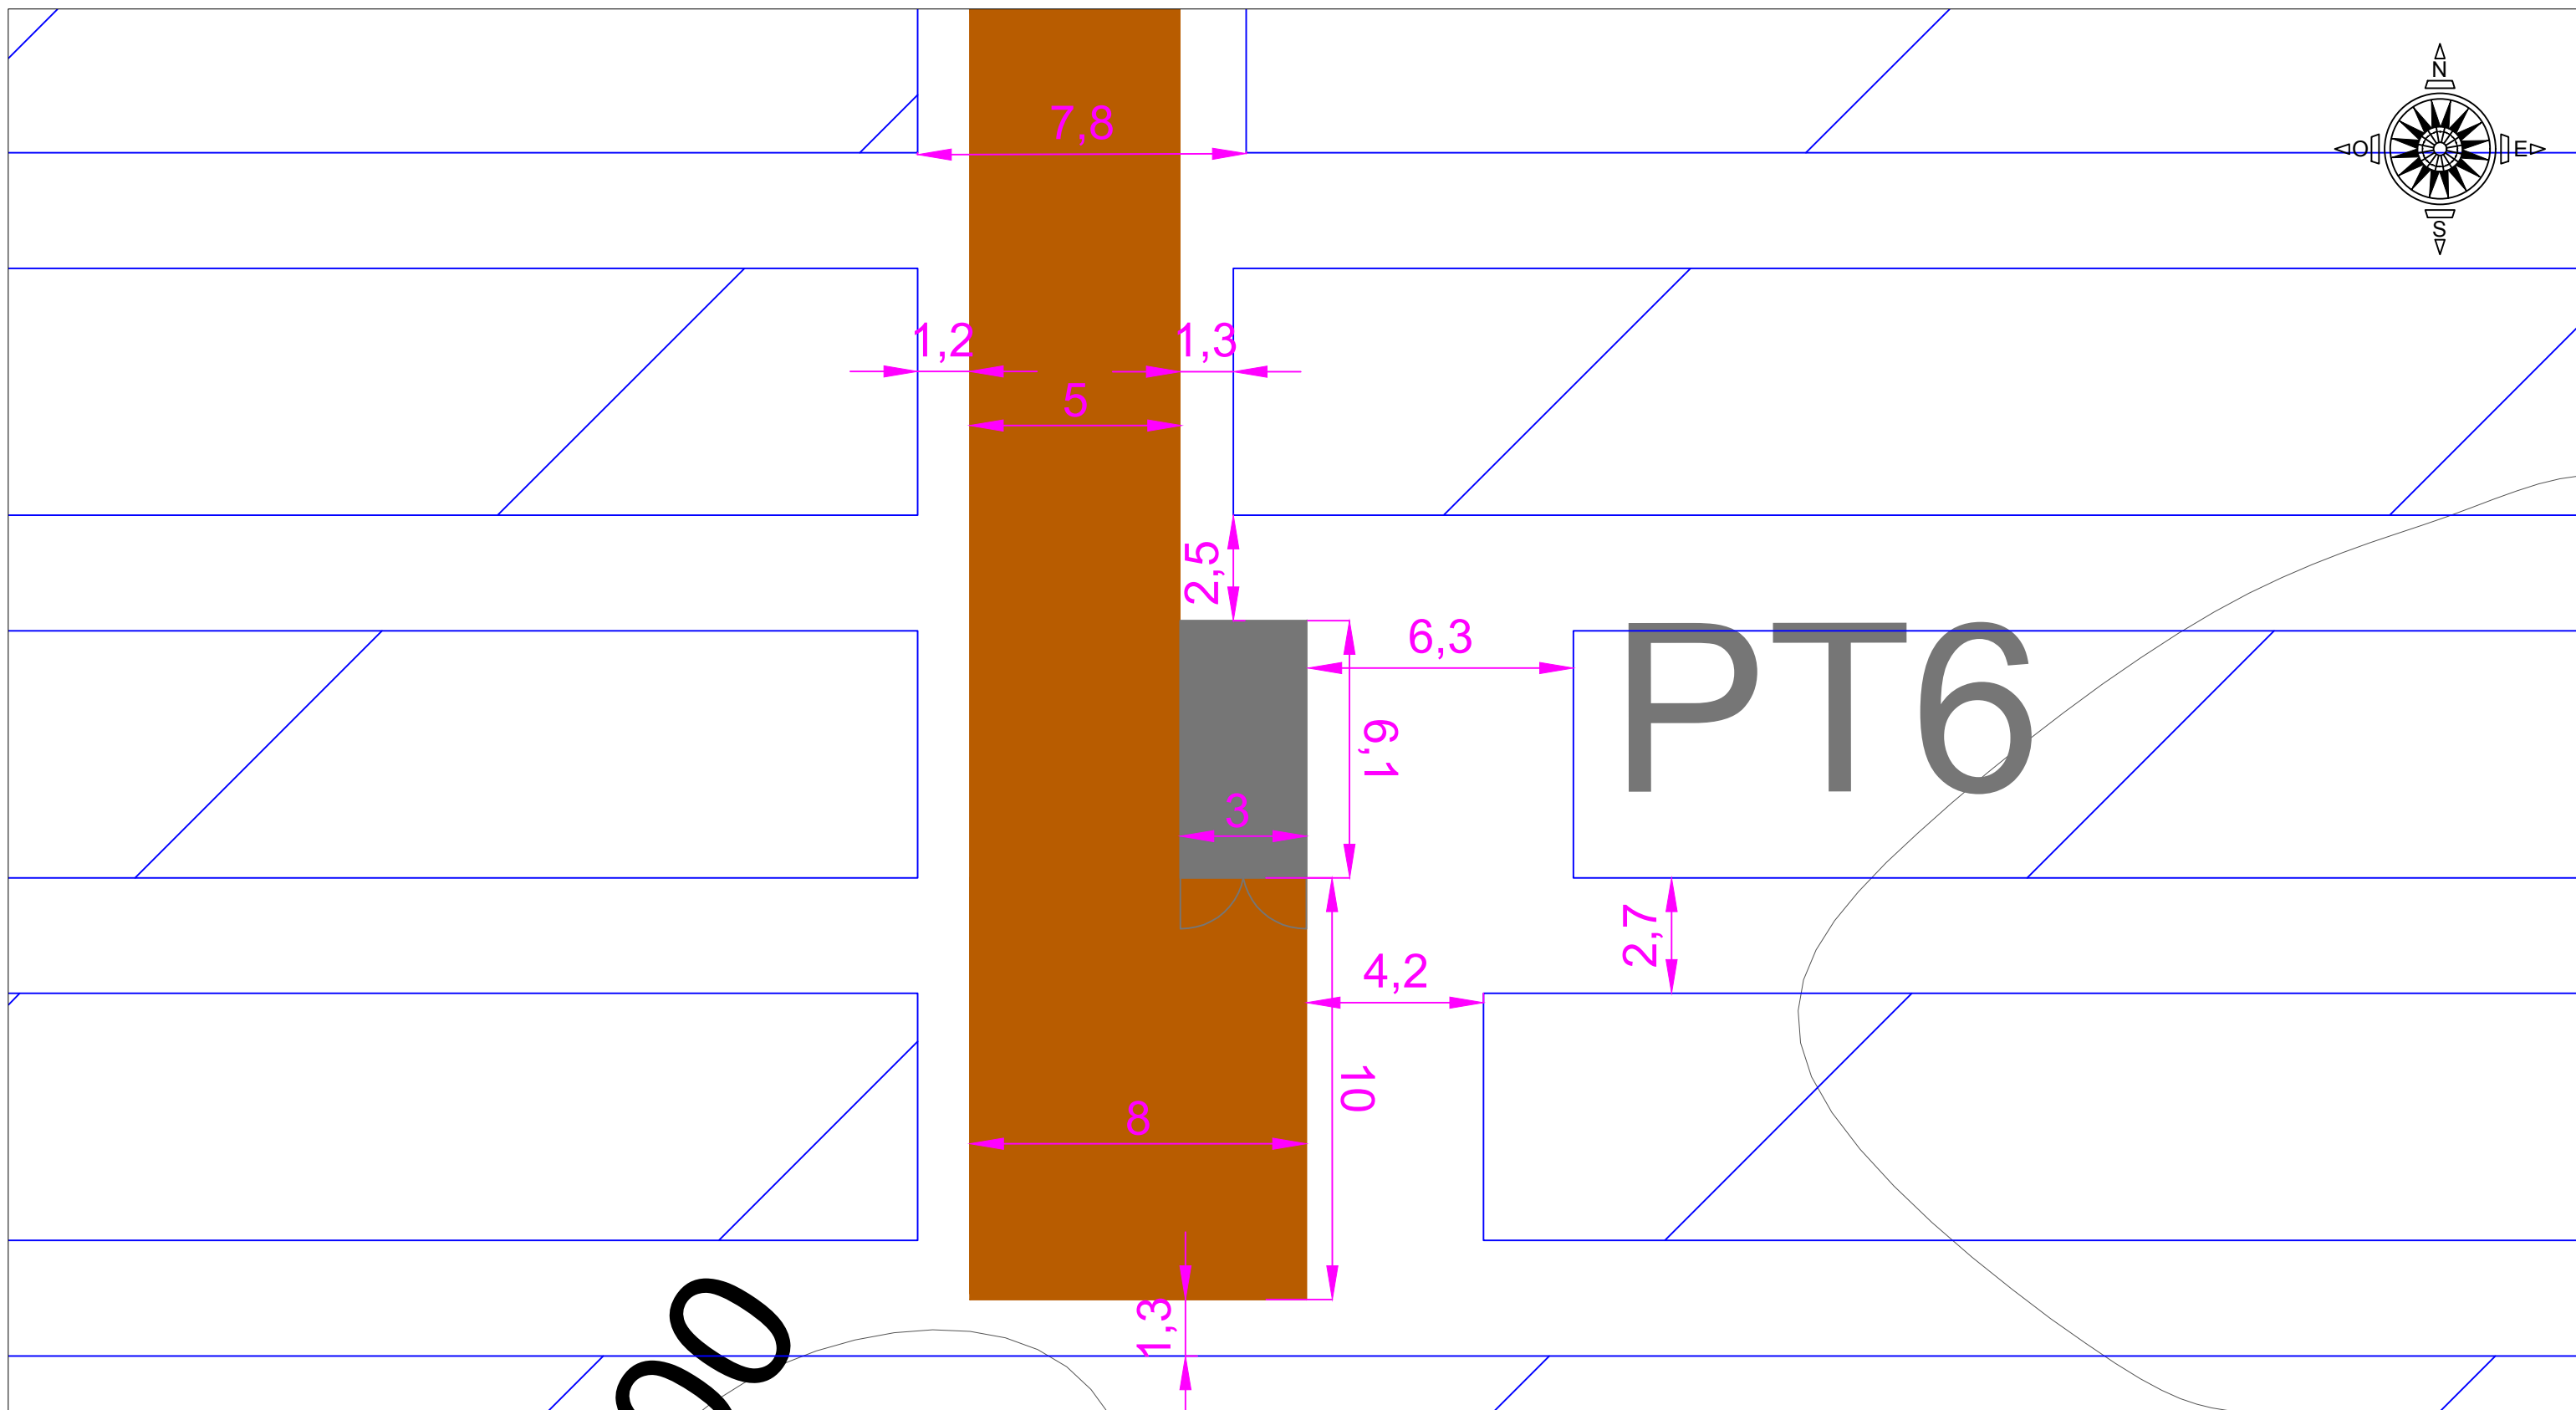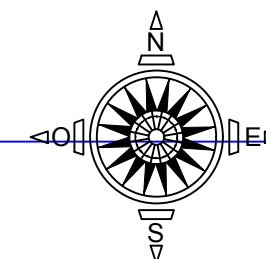



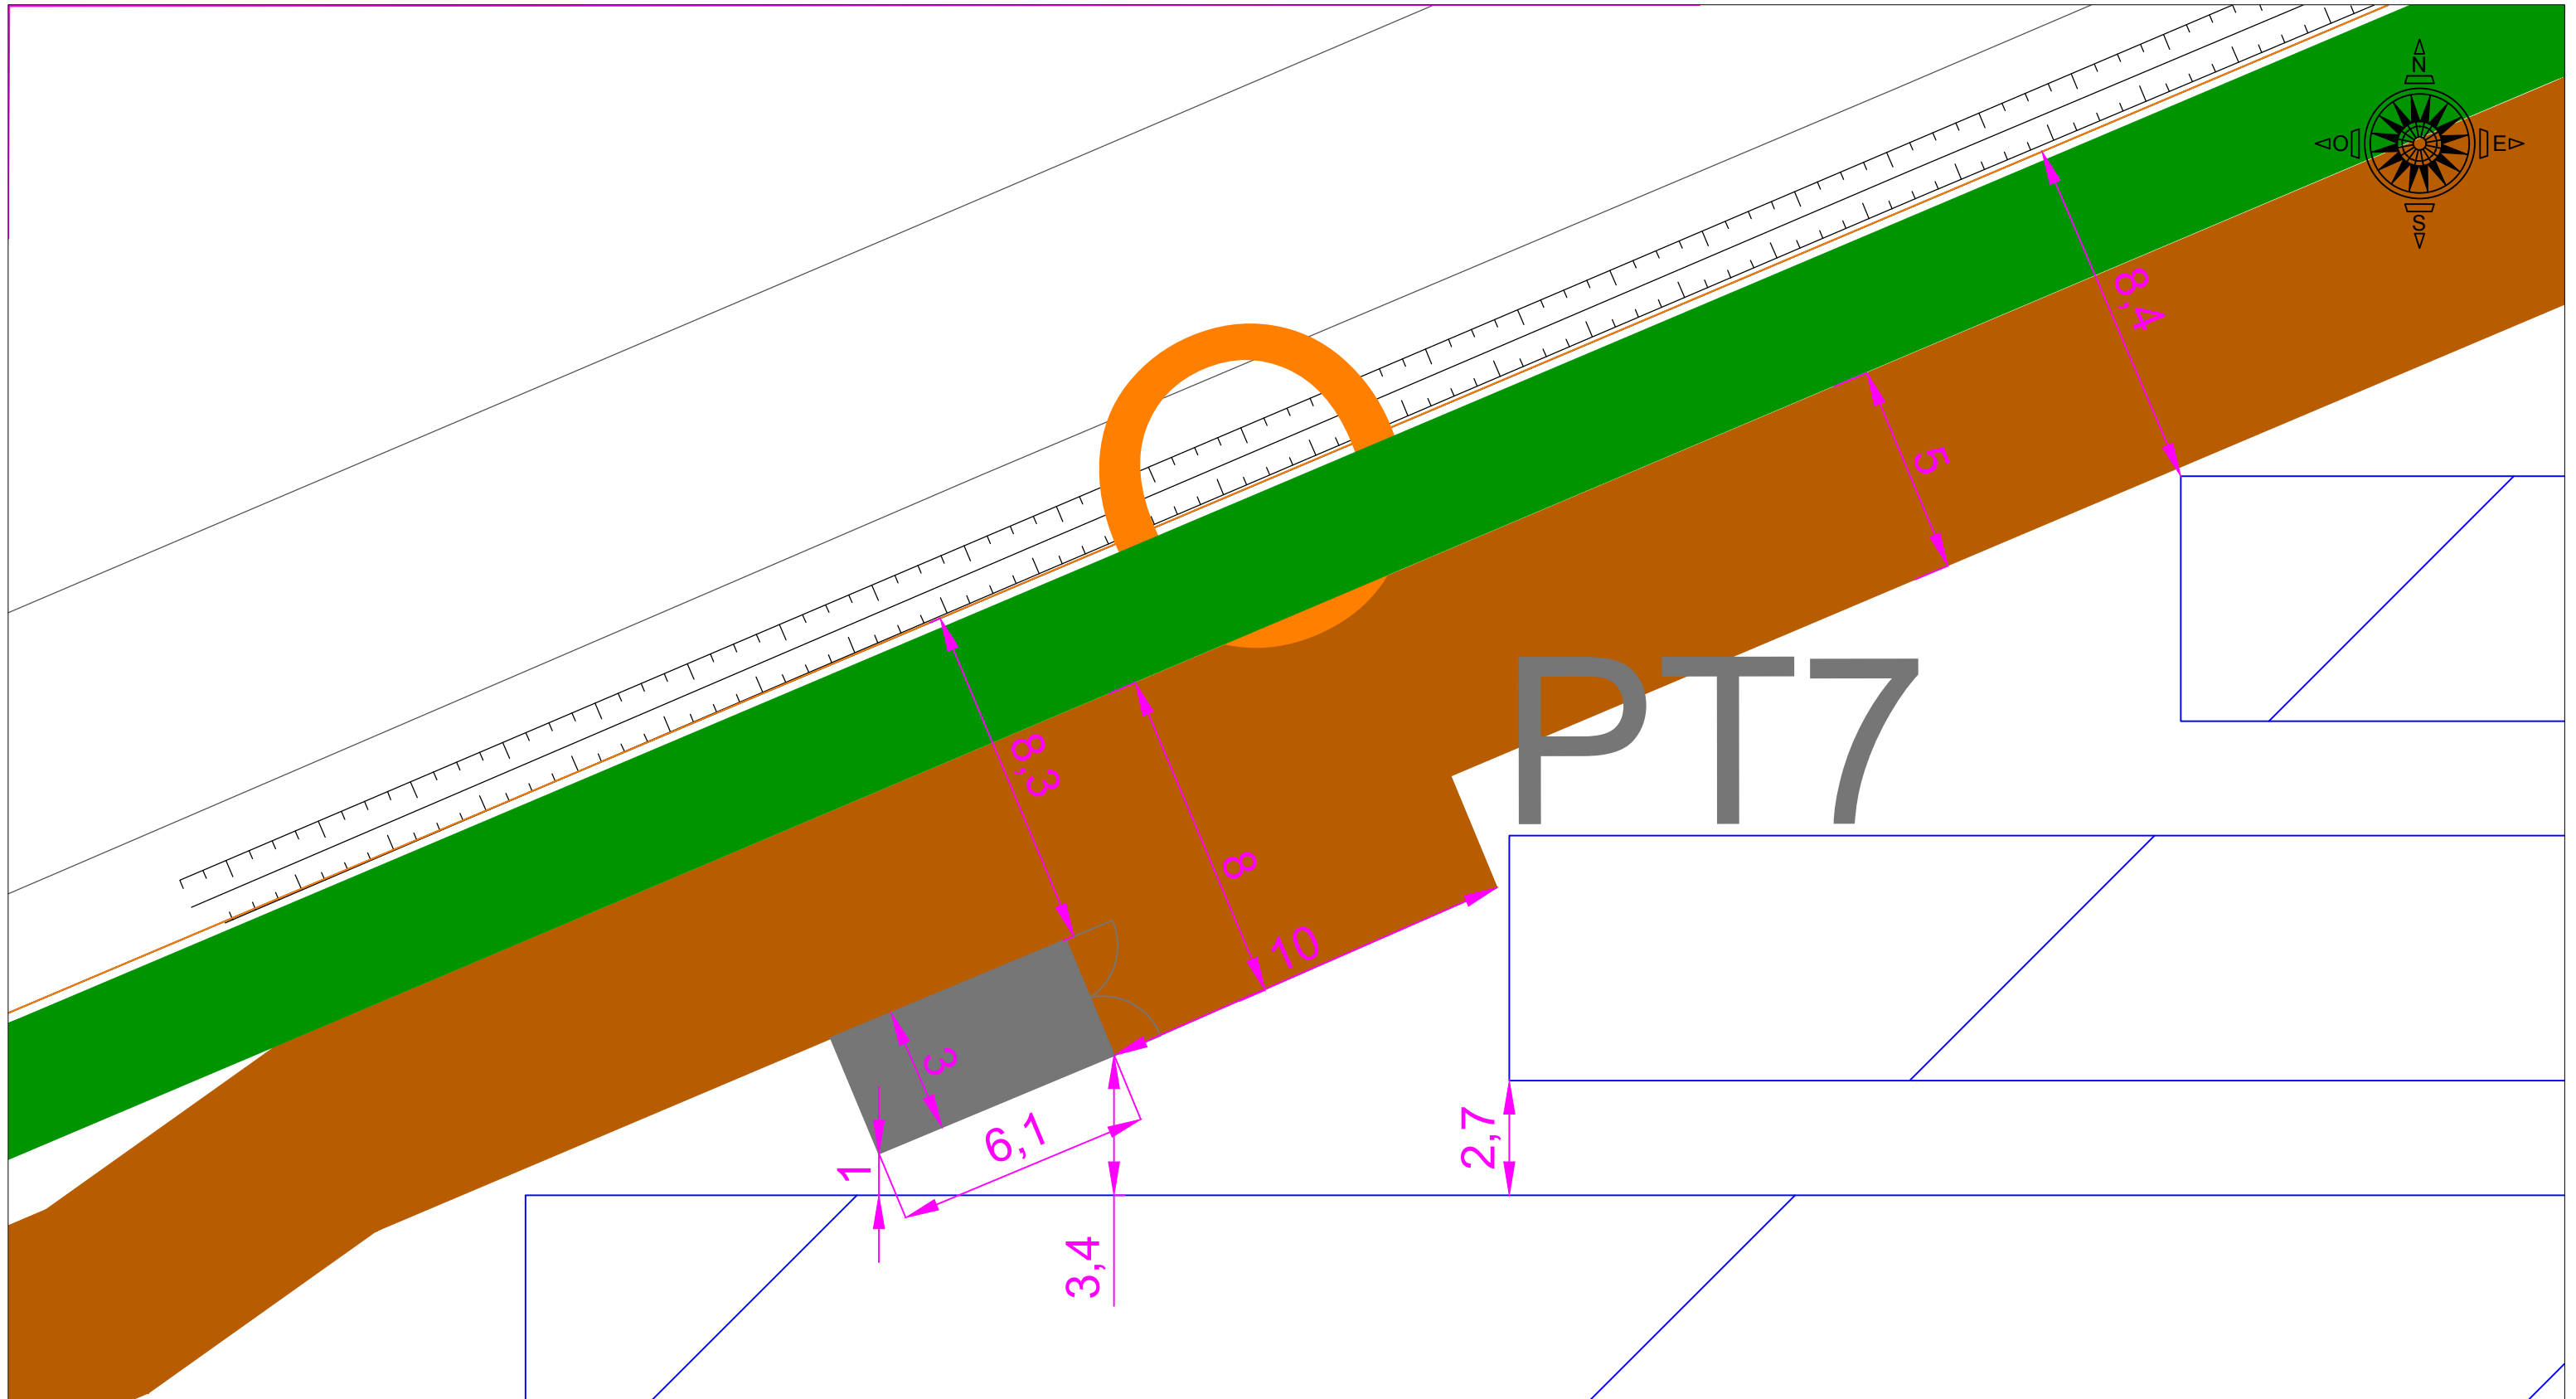



		<b>PARC PHOTOVOLTAIQUE DE MORTHOMIERS</b>								<b>LEGENDE</b>	
PROJETÉ PAR - DESSINÉ PAR AROP VÉRIFIÉ PAR SVA APPROUVÉ PAR SVA DATE 29/01/2020 FEUILLET 10/18 FORMAT DE PAPIER A3		CLIENT - TITRE <b>ZOOM 6</b>		DESSIN N° - IND. B ECHELLE 1/150 REMPLACÉ - SUBSTITUÉ - Planimétrie Lambert 93 CC46		B Mise à jour du plan A Création du plan IND. DÉSIGNATION		29/01/2020 17/09/2019 DATE		AROP SVA RAL SVA MODIF APPR	
<div style="display: flex; justify-content: space-between;"> <div style="width: 60%;"> <ul style="list-style-type: none"> <li> Table de modules PV</li> <li> Piste d'accès</li> <li> Portail d'accès</li> <li> Clôture</li> <li> Poste de livraison (PDL)</li> <li> Poste de transformation (PT)</li> </ul> </div> <div style="width: 35%;"> <ul style="list-style-type: none"> <li> Haie à créer</li> </ul> </div> </div>											



		<b>PARC PHOTOVOLTAIQUE DE MORTHOMIERS</b>								<b>LEGENDE</b> Table de modules PV Piste d'accès Portail d'accès Clôture Poste de livraison (PDL) Poste de transformation(PT) Haie à créer	
PROJETÉ PAR - DESSINÉ PAR AROP VÉRIFIÉ PAR SVA APPROUVÉ PAR SVA DATE 29/01/2020 FEUILLET 11/18 FORMAT DE PAPIER A3		TITRE <b>ZOOM 7</b> DESSIN N.° - ECHELLE 1/150 REMPLACE - SUBSTITUE - Planimétrie Lambert 93 CC46		IND. B B Mise à jour du plan A Création du plan IND. DÉSIGNATION		29/01/2020 17/09/2019 DATE		AROP SVA RAL SVA MODIF APPR			





		<b>PARC PHOTOVOLTAIQUE DE MORTHOMIERS</b>								<b>LEGENDE</b>	
PROJETÉ PAR - DESSINÉ PAR AROP VÉRIFIÉ PAR SVA APPROUVÉ PAR SVA DATE 29/01/2020 FEUILLET 12/18 FORMAT DE PAPIER A3		CLIENT - TITRE <b>ZOOM 8</b>		DESSIN N° - IND. <b>B</b> ECHELLE 1/150 REMPLACÉ - SUBSTITUÉ - Planimétrie Lambert 93 CC46		B Mise à jour du plan A Création du plan IND. DÉSIGNATION		29/01/2020 17/09/2019 DATE		AROP SVA RAL SVA MODIF APPR	
										 Table de modules PV  Piste d'accès  Portail d'accès  Clôture  Poste de livraison (PDL)  Poste de transformation (PT)	
										 Haie à créer	

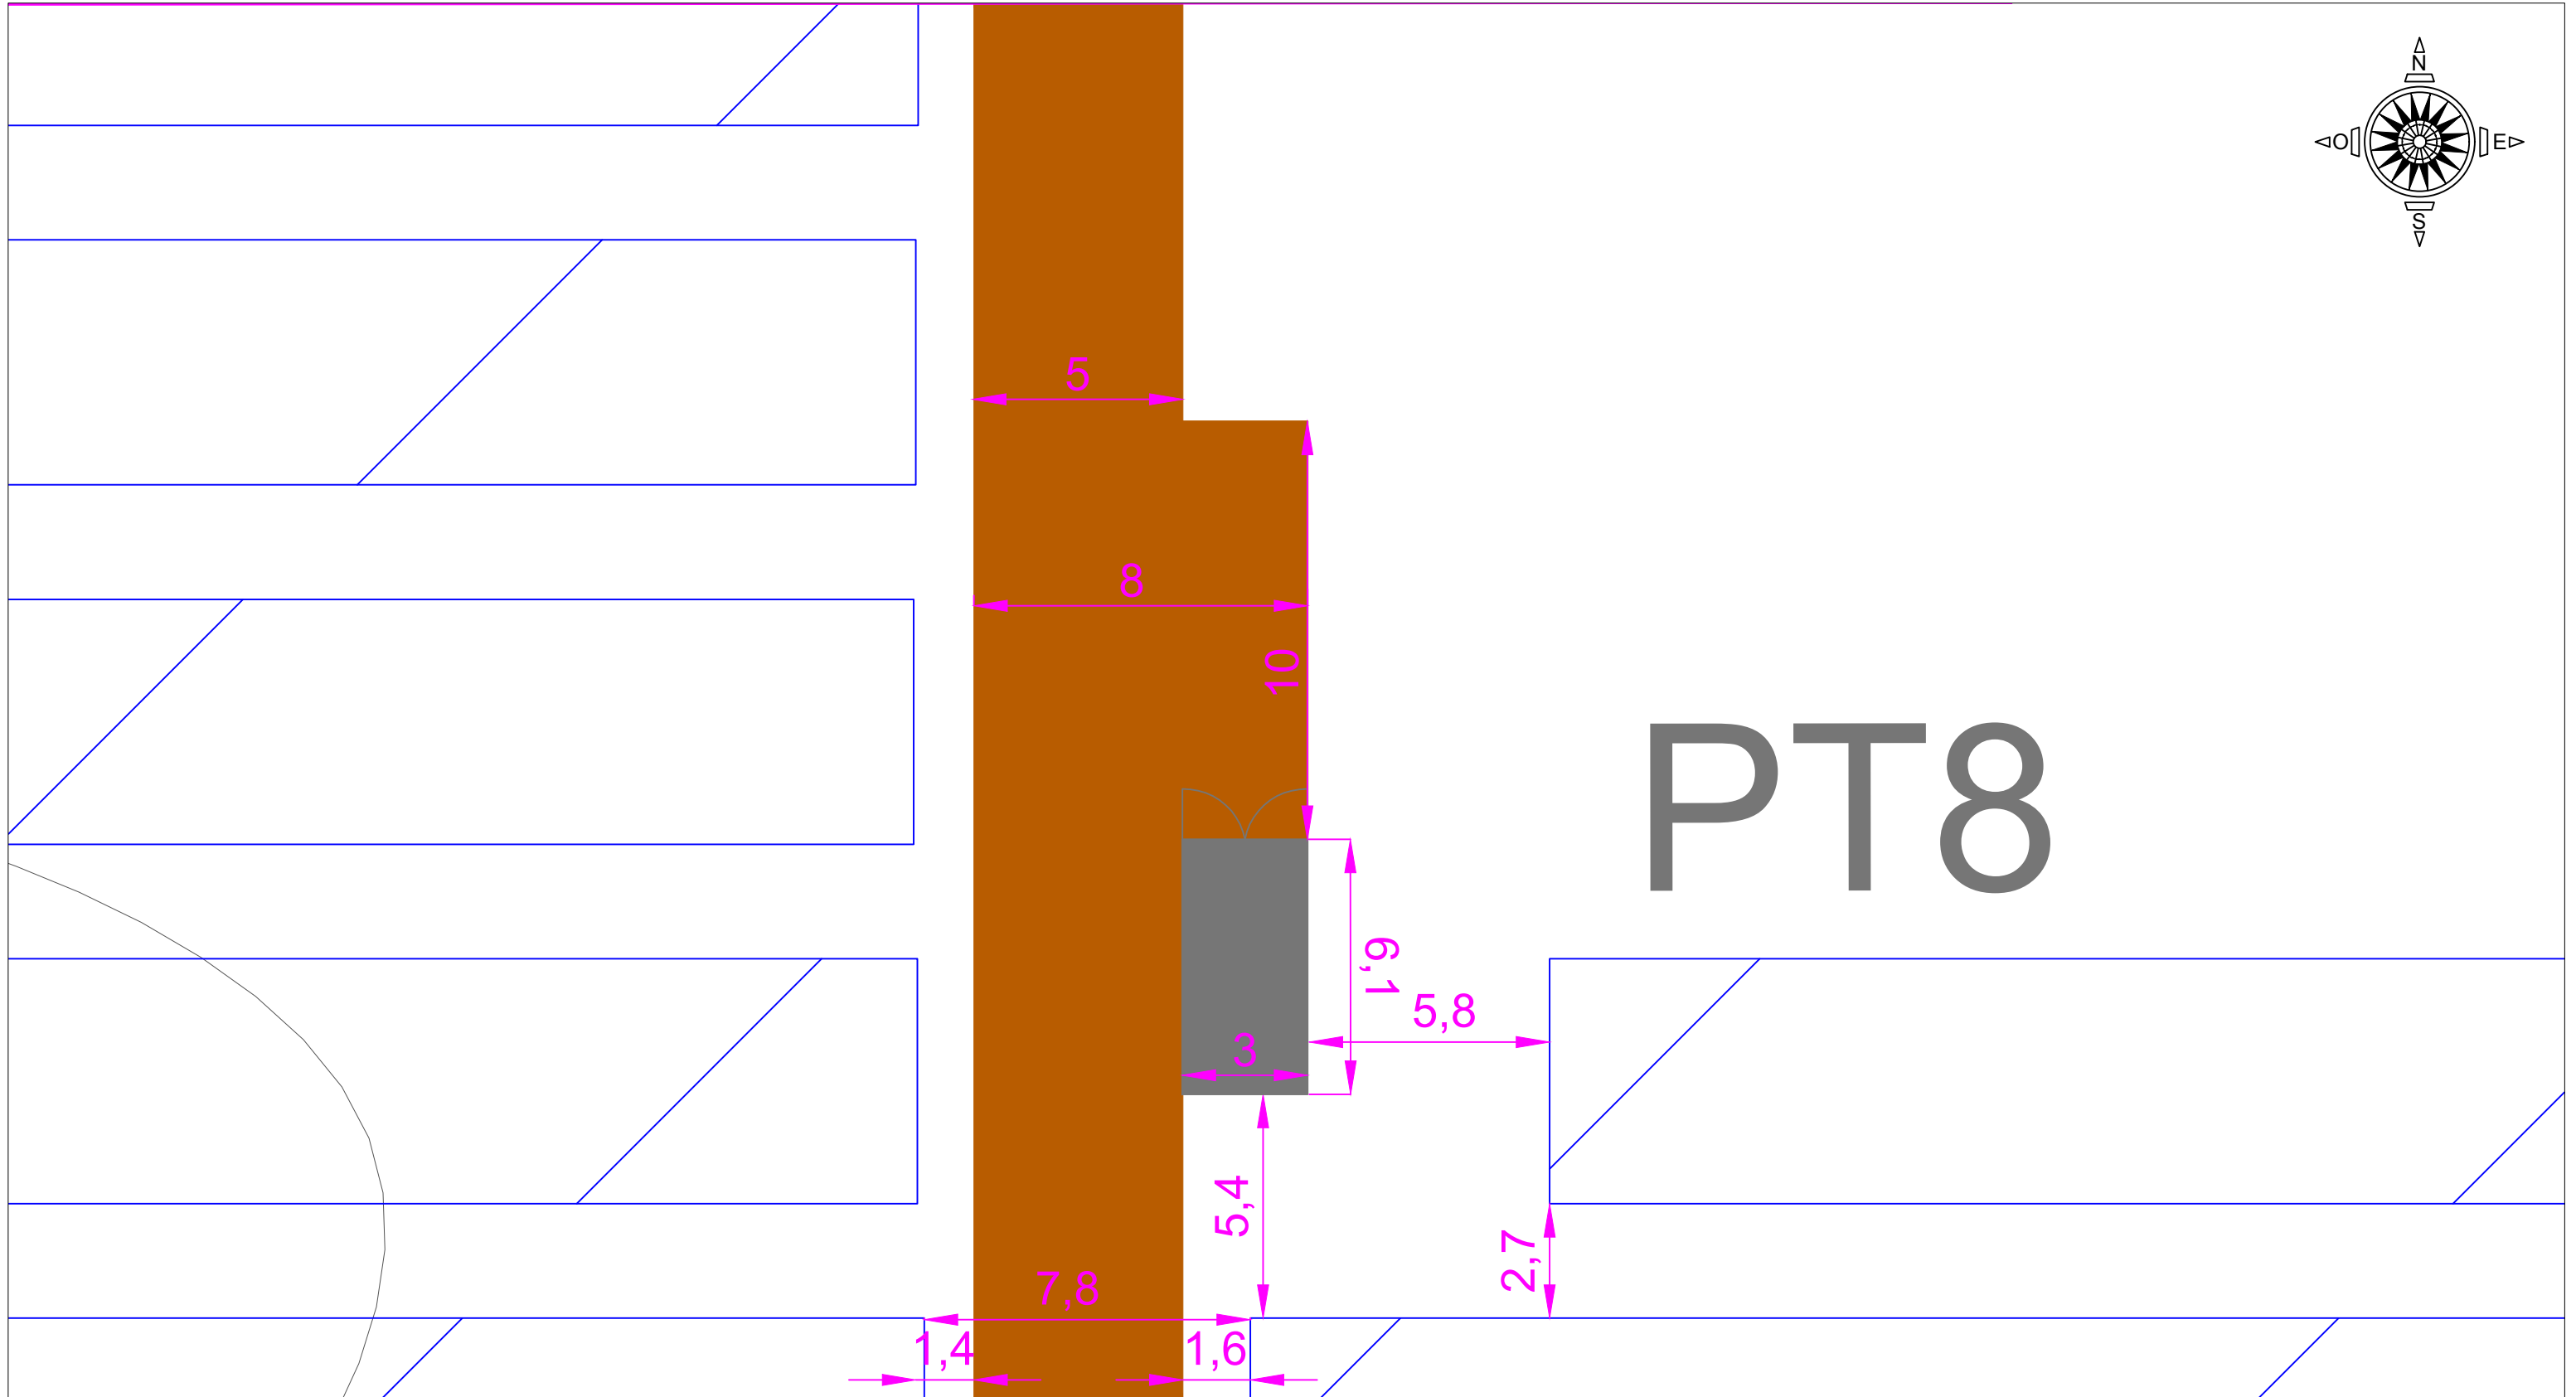
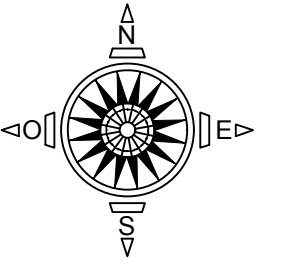


# PT8

		<b>PARC PHOTOVOLTAIQUE DE MORTHOMIERS</b>								<b>LEGENDE</b>	
<small>1 rue Césaire Freinet 44 200 Nantes</small>		CLIENT -								Table de modules PV	
PROJETÉ PAR - DESSINÉ PAR AROP VÉRIFIÉ PAR SVA APPROUVÉ PAR SVA DATE 29/01/2020 FEUILLET 13/18 FORMAT DE PAPIER A3	TITRE <b>ZOOM 9</b>		DESSIN N° - ECHELLE 1/150 Planimétrie Lambert 93 CC46	IND. B A IND.	B Mise à jour du plan A Création du plan DÉSIGNATION	29/01/2020 17/09/2019 DATE	AROP RAL MODIF	SVA SVA APPR	Haie à créer	Piste d'accès	Portail d'accès
										Clôture	Poste de livraison (PDL)
										Poste de transformation(PT)	

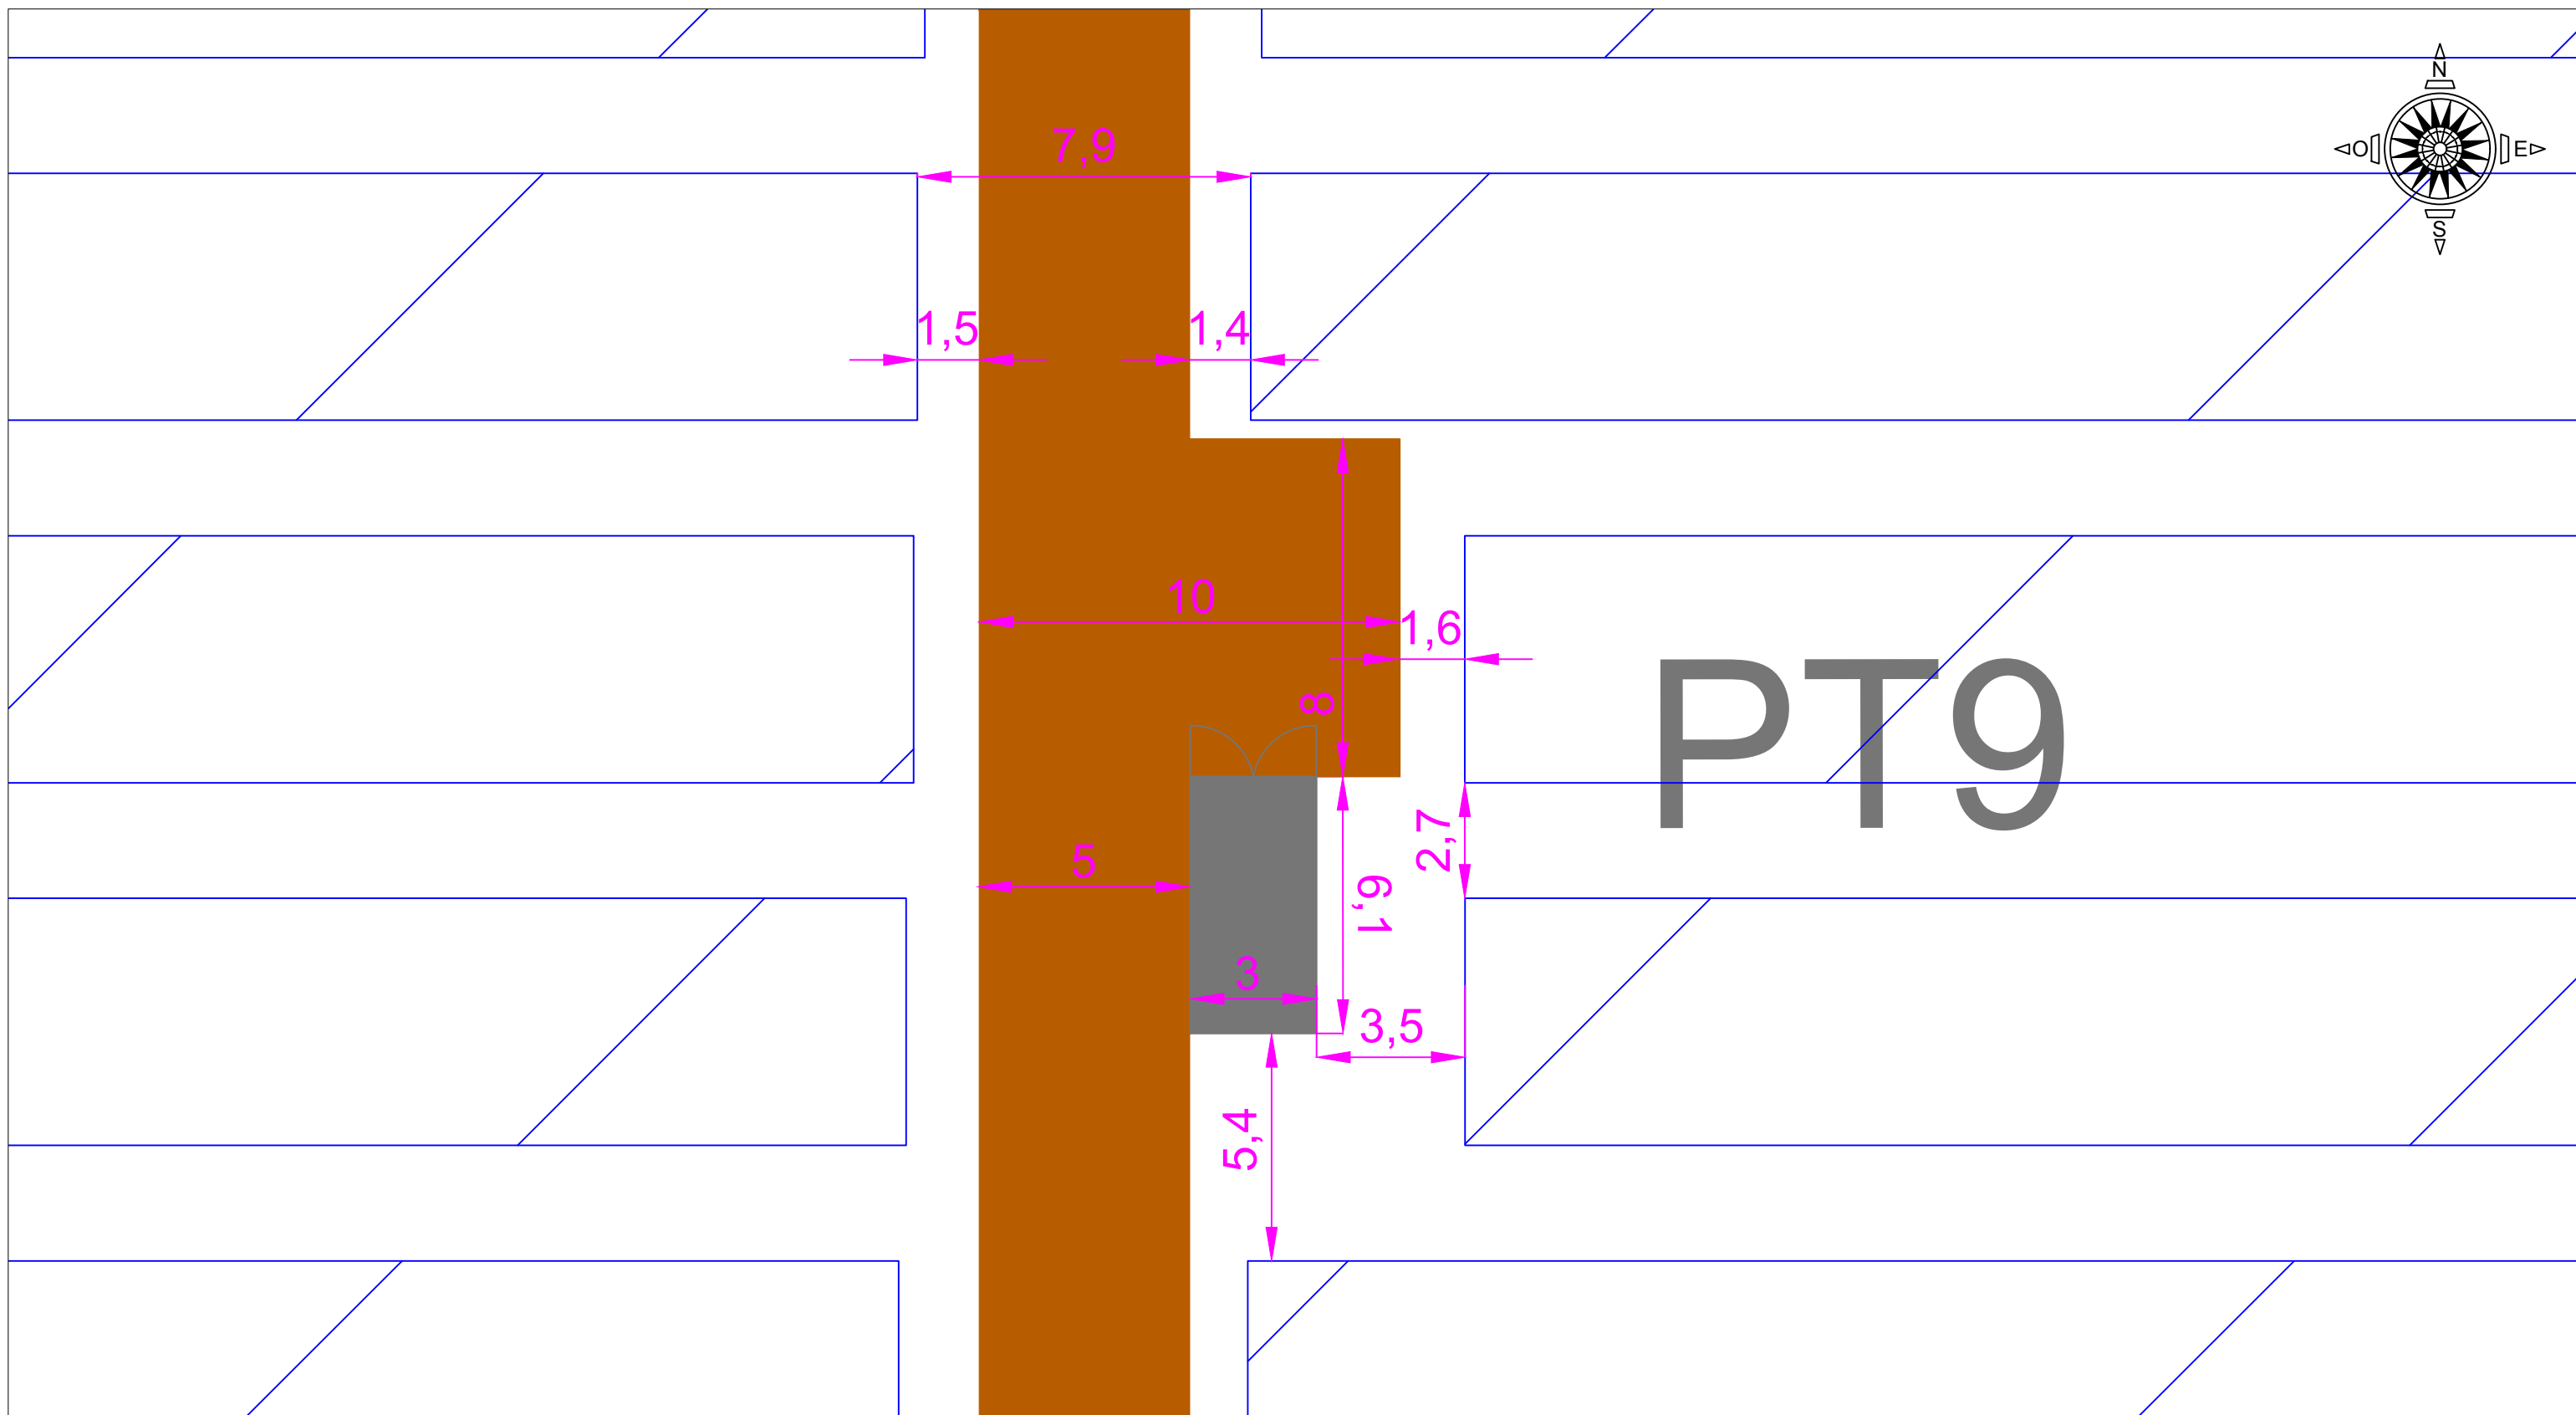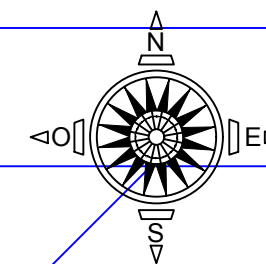

		<b>PARC PHOTOVOLTAIQUE DE MORTHOMIERS</b>								<b>LEGENDE</b>	
<small>1 rue Césaire Freinet 44 200 Nantes</small>		CLIENT -								Table de modules PV	
PROJETÉ PAR - DESSINÉ PAR AROP VÉRIFIÉ PAR SVA APPROUVÉ PAR SVA DATE 29/01/2020 FEUILLET 14/18 FORMAT DE PAPIER A3	TITRE <b>ZOOM 10</b>		DESSIN N° - ECHELLE 1/150 Planimétrie Lambert 93 CC46	IND. B A IND.	B Mise à jour du plan A Création du plan DÉSIGNATION	29/01/2020 17/09/2019 DATE	AROP RAL MODIF	SVA SVA APPR	Haie à créer Piste d'accès Portail d'accès Clôture Poste de livraison (PDL) Poste de transformation(PT)		

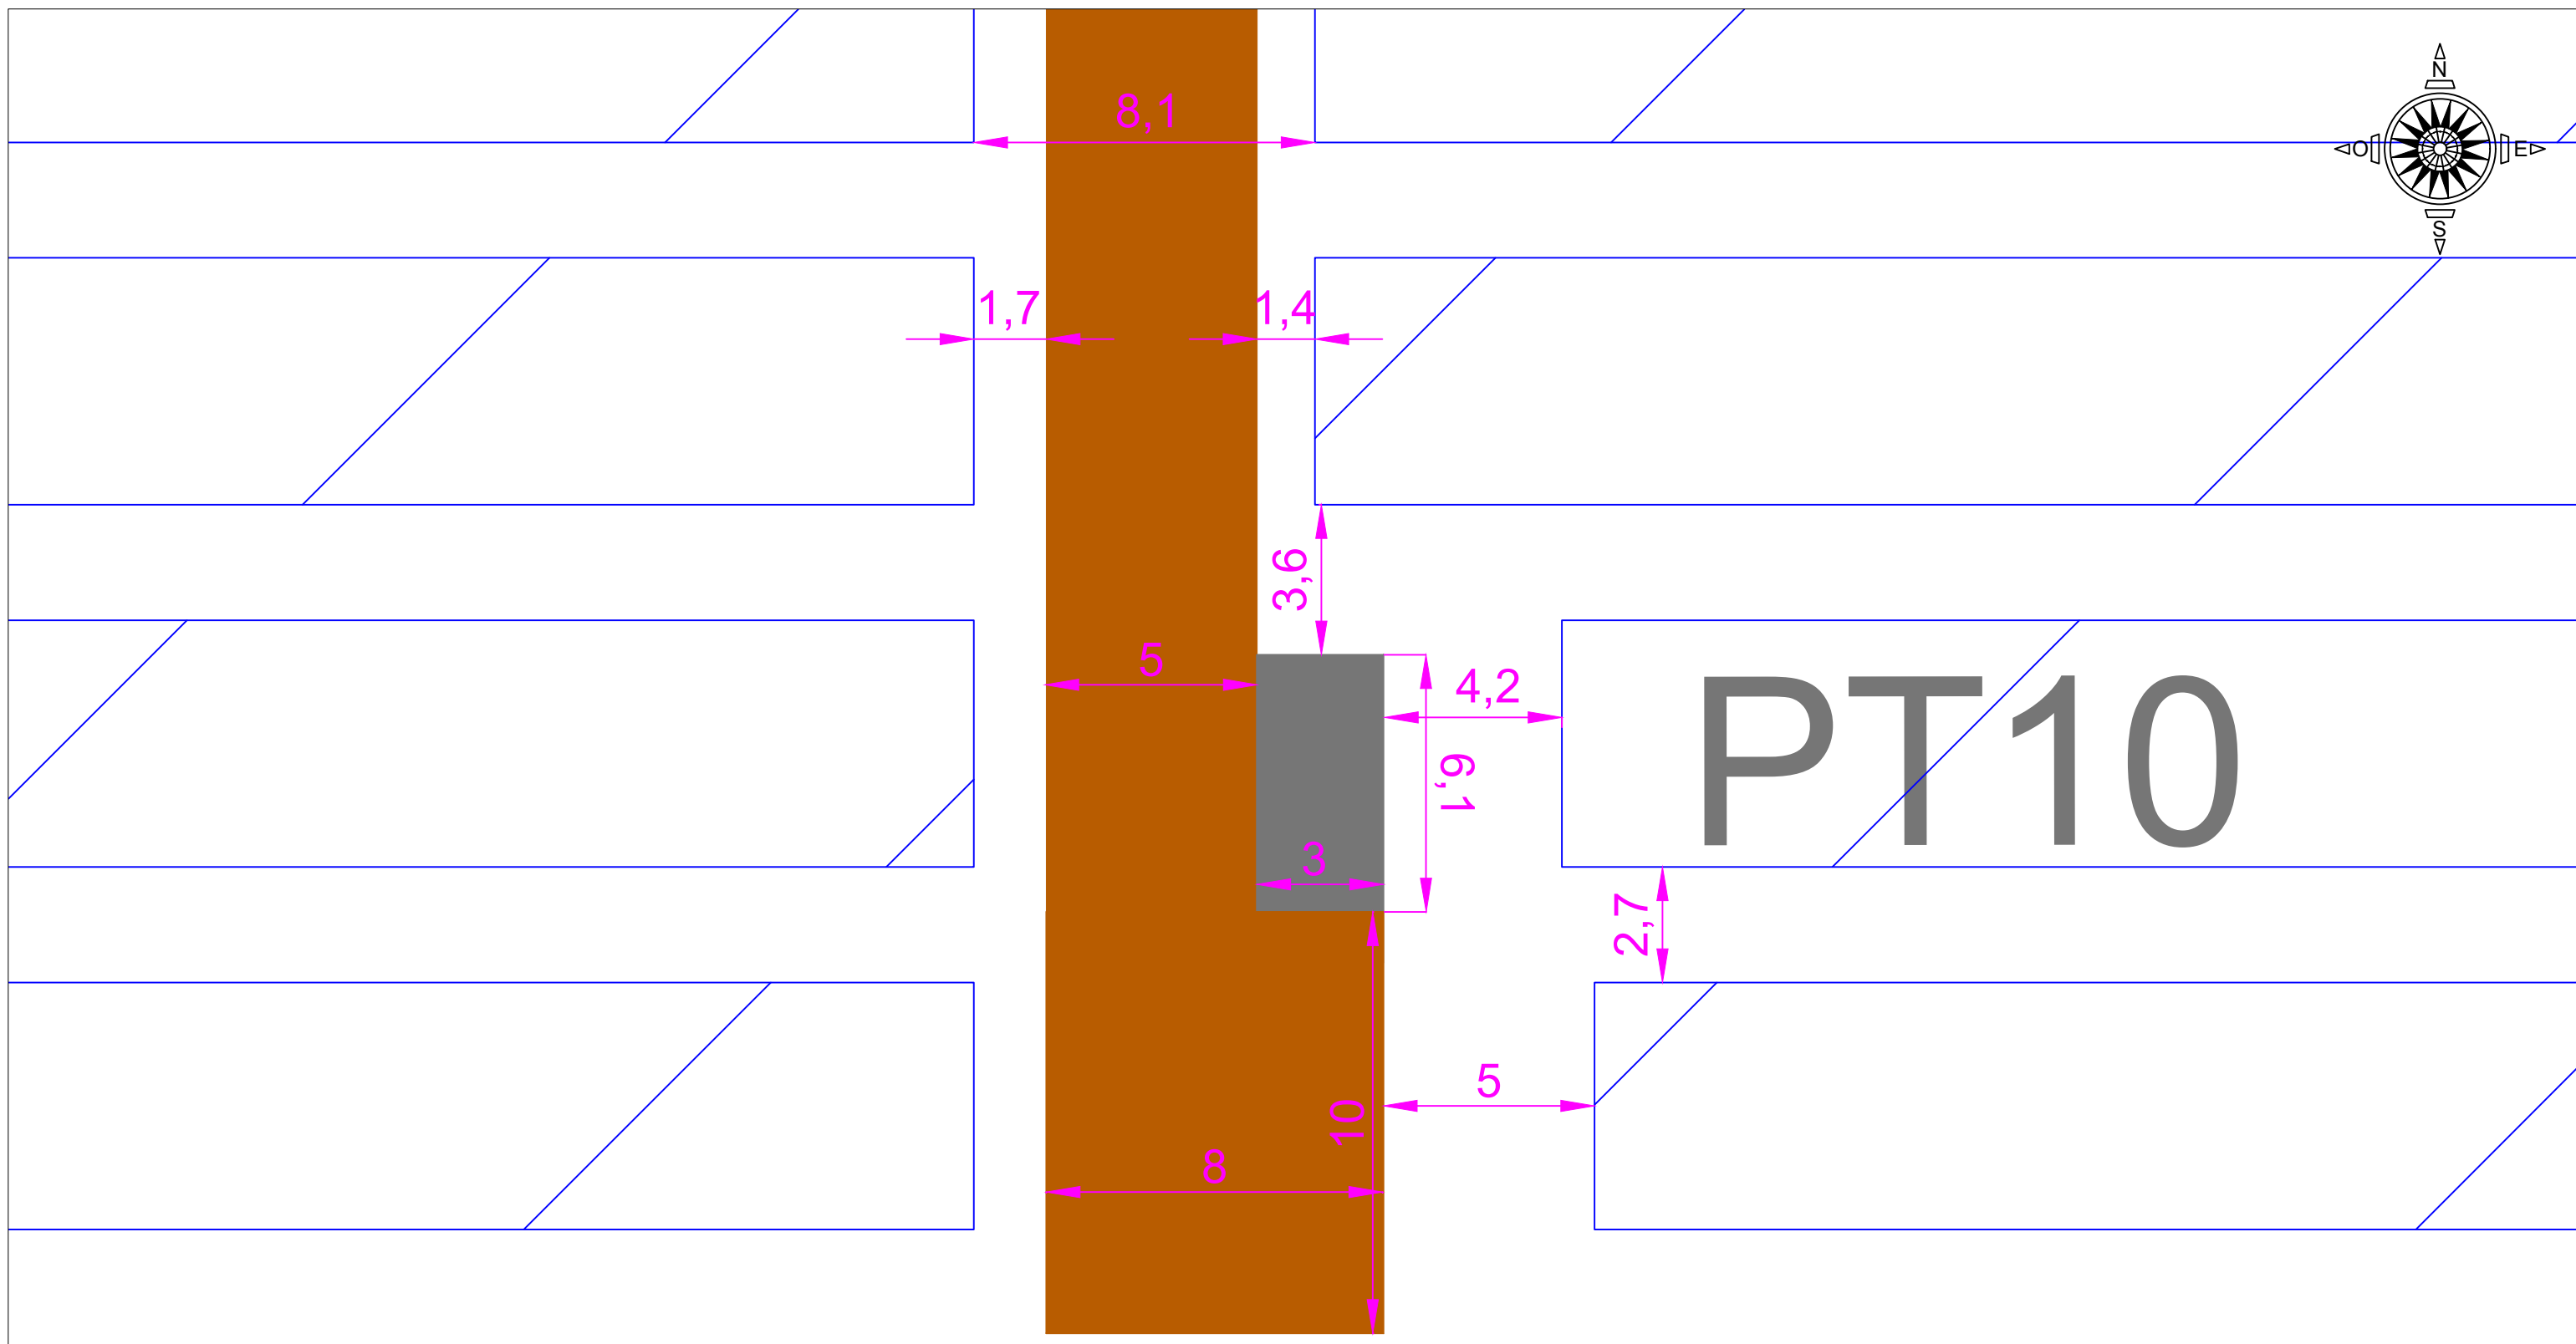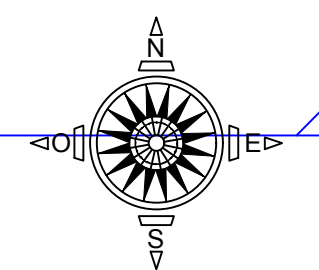

**dp** énergie environnement  
1 rue Céléstin Freinet  
44 200 Nantes


PROJET	PARC PHOTOVOLTAIQUE DE MORTHOMIERS		
CLIENT	-		
TITRE	ZOOM 11		
PROJETÉ PAR	-	DESSIN N.°	IND. B
DESSINÉ PAR	AROP	ECHELLE	1/150
VÉRIFIÉ PAR	SVA	REPLACE	-
APPROUVÉ PAR	SVA	SUBSTITUE	
DATE	29/01/2020	Planimétrie Lambert 93 CC46	
FEUILLET	15/18	FORMAT DE PAPIER	A3







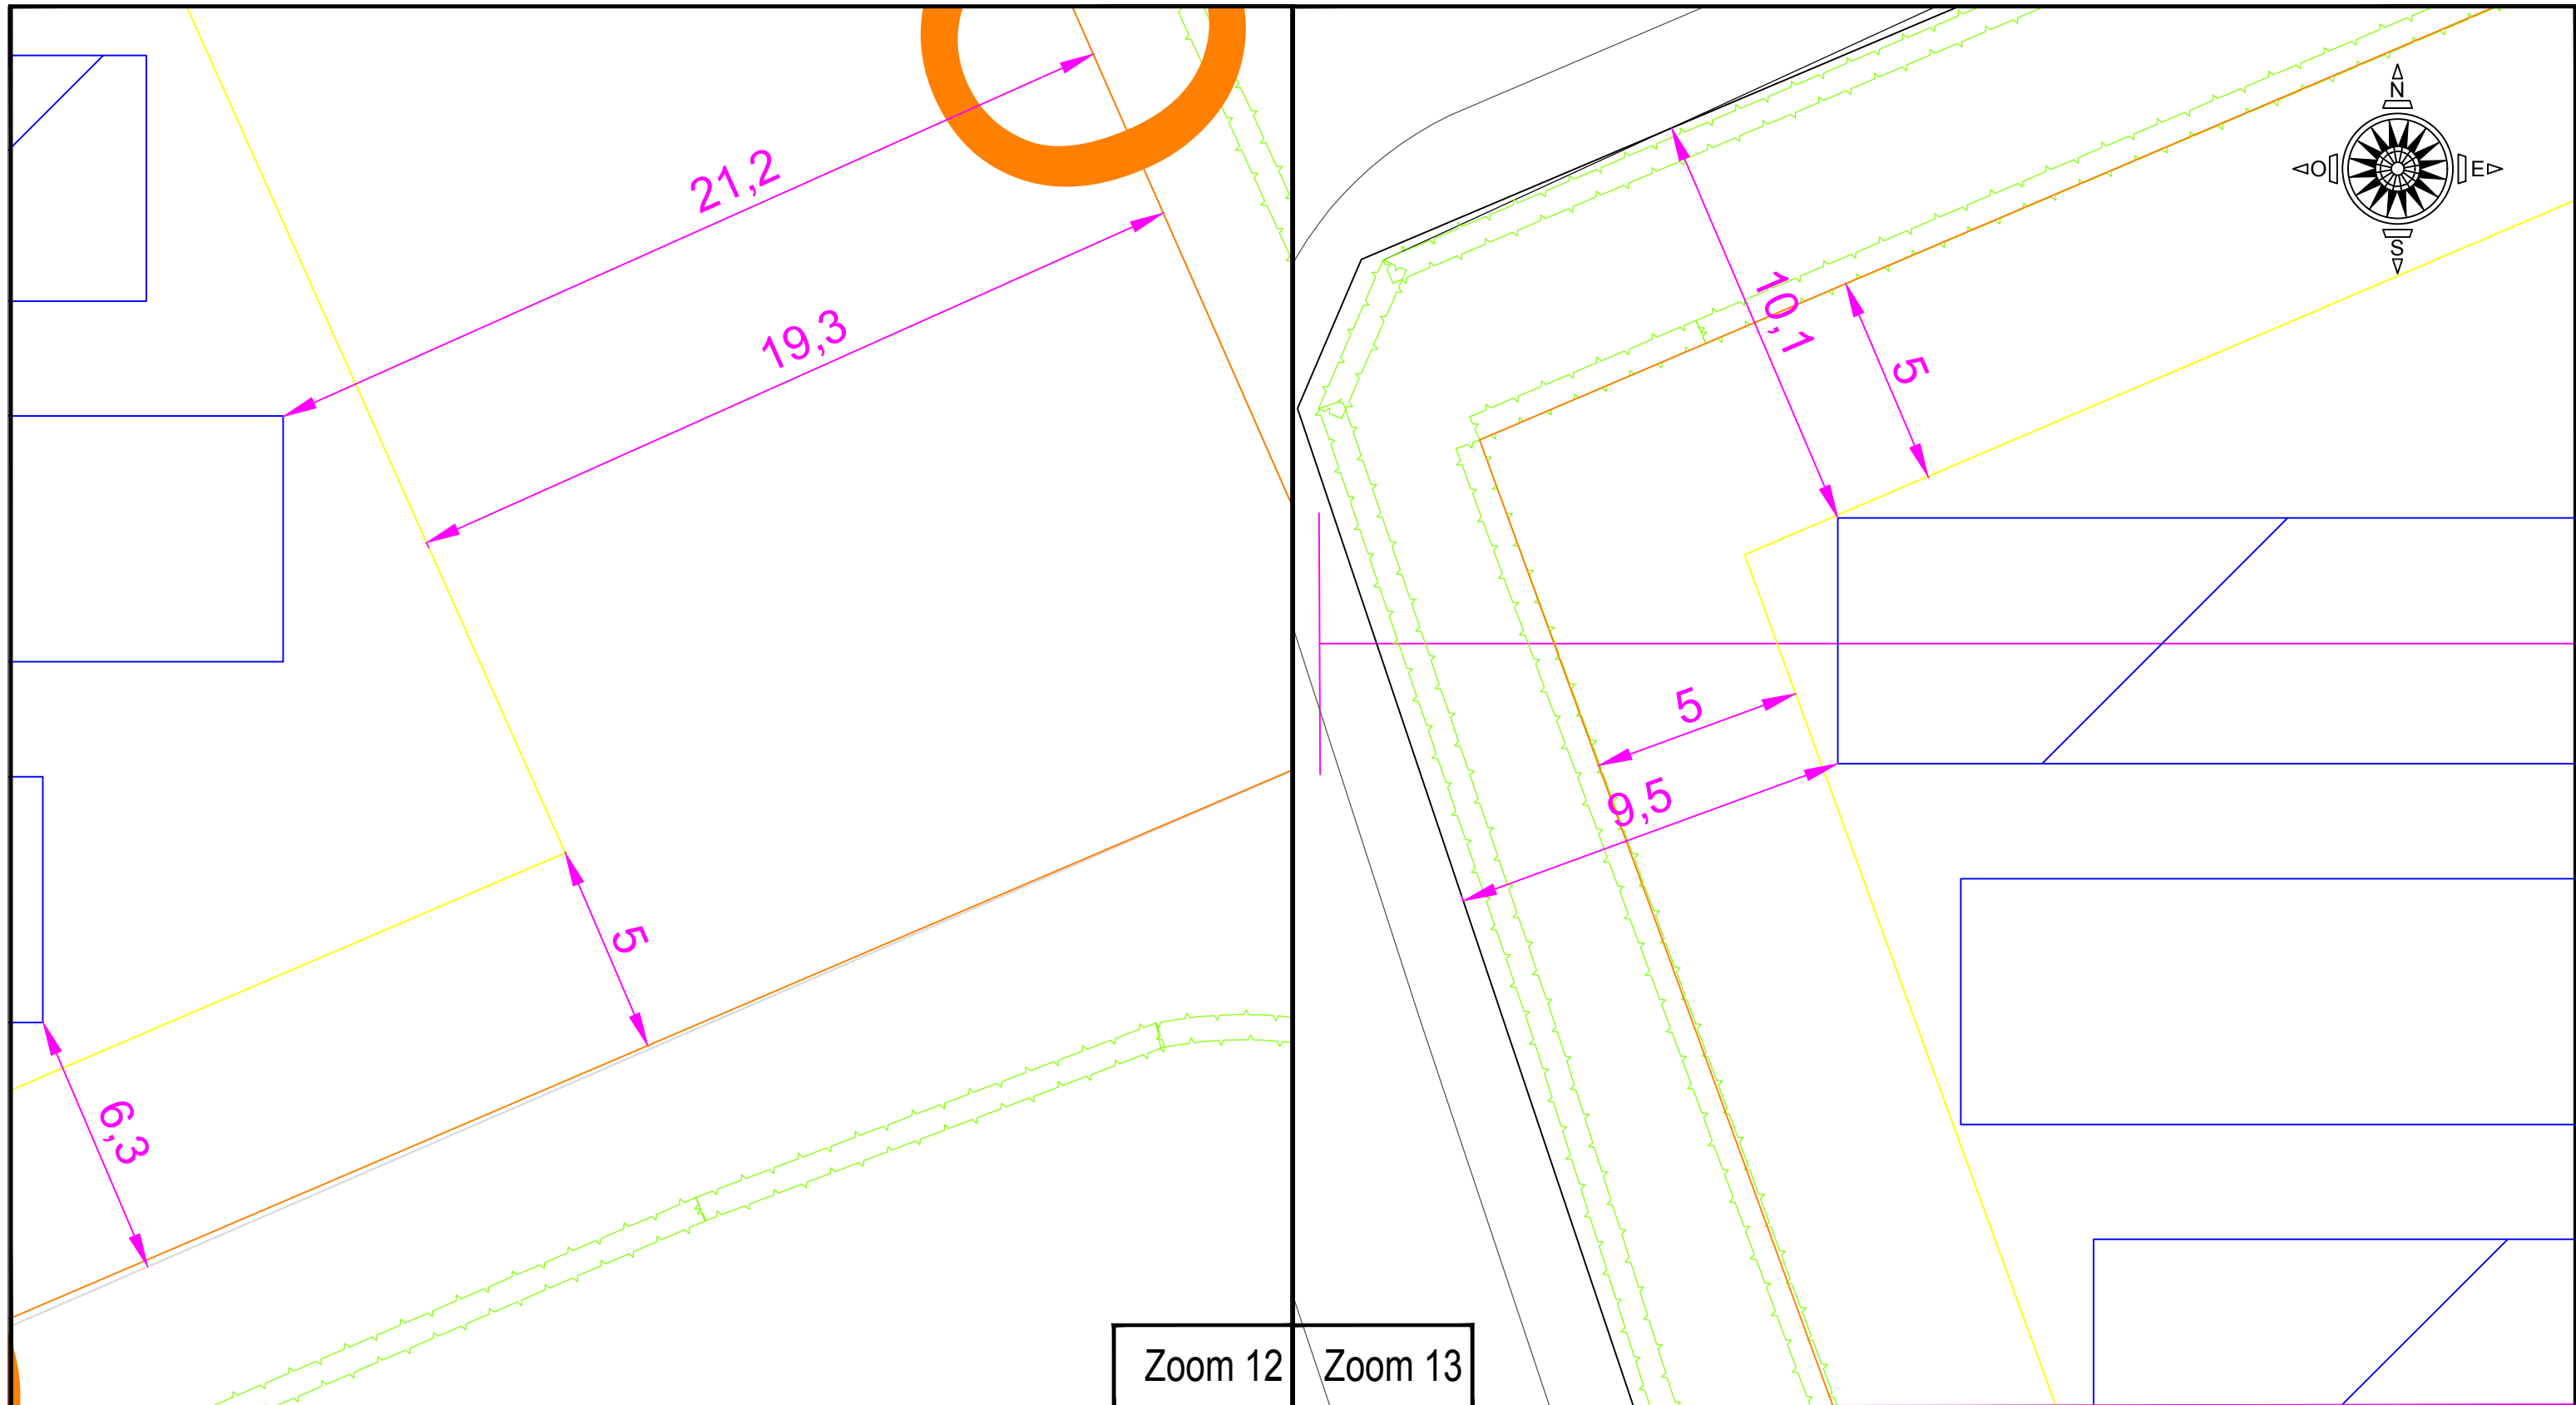


IND.	DÉSIGNATION	DATE	MODIF	APPR
B	Mise à jour du plan	29/01/2020	AROP	SVA
A	Création du plan	17/09/2019	RAL	SVA

**LEGENDE**

- Table de modules PV
- Piste d'accès
- Portail d'accès
- Clôture
- Poste de livraison (PDL)
- Poste de transformation(PT)
- Haie à créer





 1 rue Céléstin Freinet 44 200 Nantes		<b>PROJET</b> PARC PHOTOVOLTAIQUE DE MORTHOMIERS								<b>LEGENDE</b>  Table de modules PV  Piste d'accès  Portail d'accès  Clôture  Poste de livraison (PDL)  Poste de transformation(PT)		 Haie à créer  Limite d'implantation	
<b>CLIENT</b> -													
<b>PROJETÉ PAR</b> -		<b>TITRE</b> ZOOM 12 et 13		<b>DESSIN N.°</b> -		<b>IND.</b> B		B Mise à jour du plan 29/01/2020 AROP SVA					
<b>DESSINÉ PAR</b> AROP				<b>ECHELLE</b> 1/150		<b>REMPLECE</b> -		<b>SUBSTITUE</b> -		A Création du plan 17/09/2019 RAL SVA			
<b>VÉRIFIÉ PAR</b> SVA				Planimétrie Lambert 93 CC46				<b>IND.</b> DÉSIGNATION		DATE		MODIF APPR	
<b>APPROUVÉ PAR</b> SVA													
<b>DATE</b> 29/01/2020													
<b>FEUILLET</b> 16/18		<b>FORMAT DE PAPIER</b> A3											